

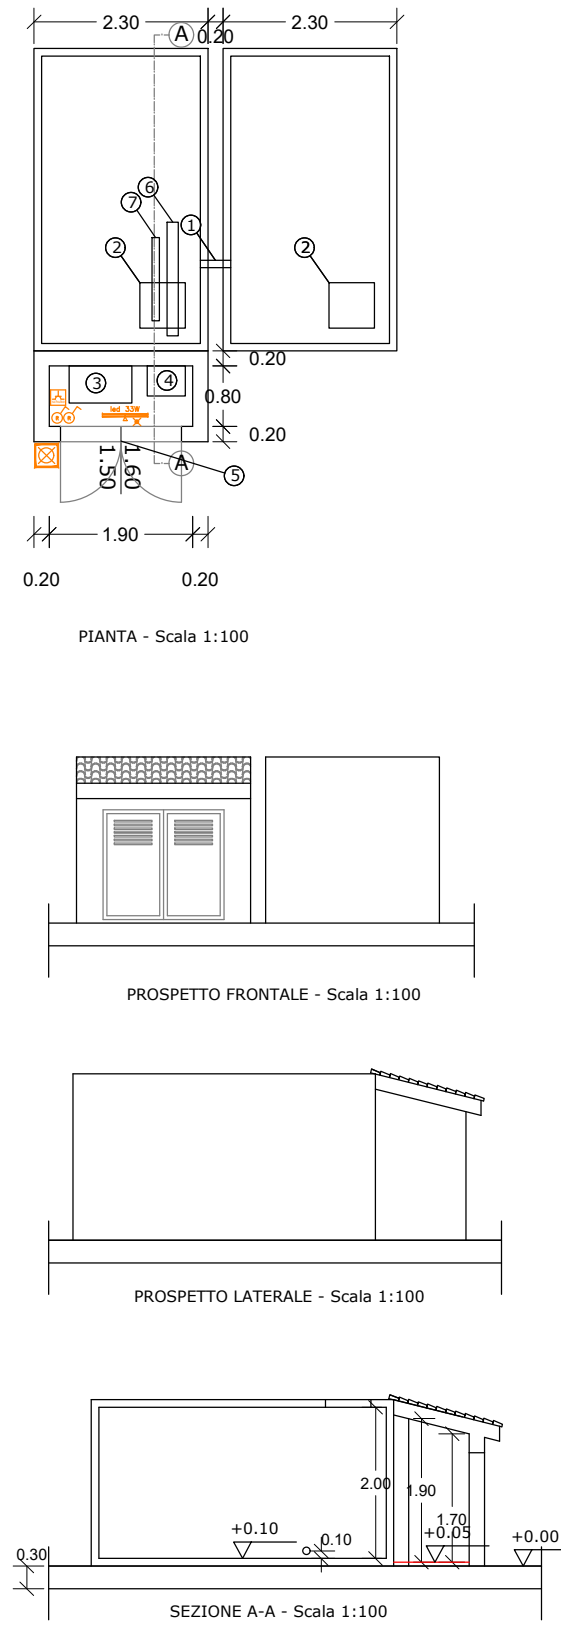
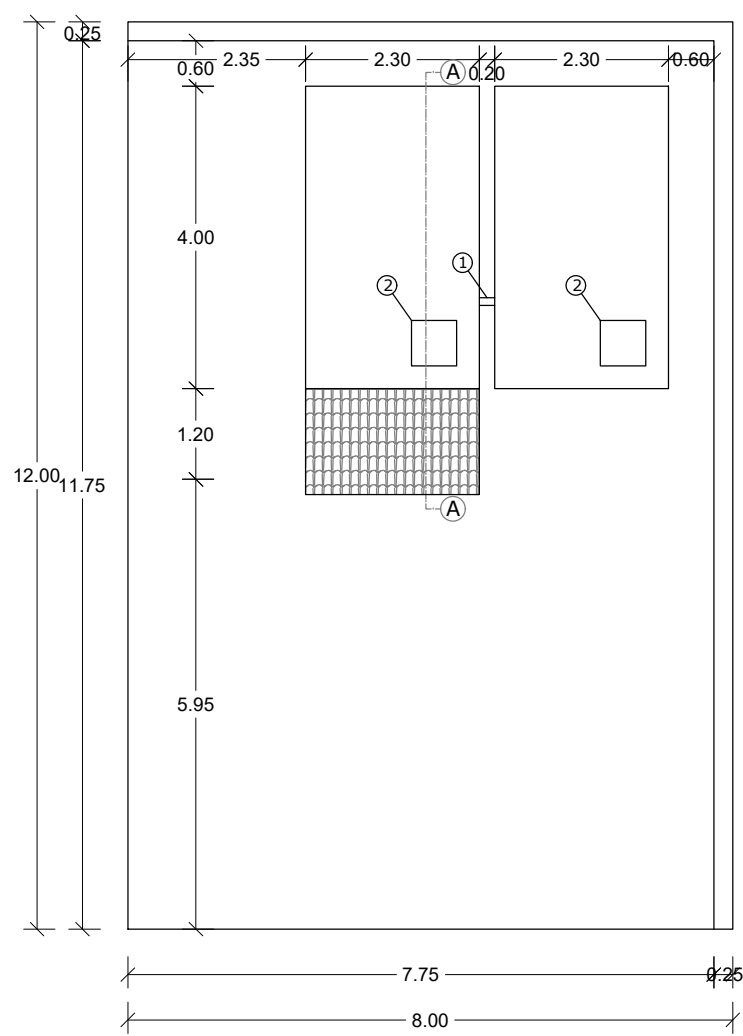


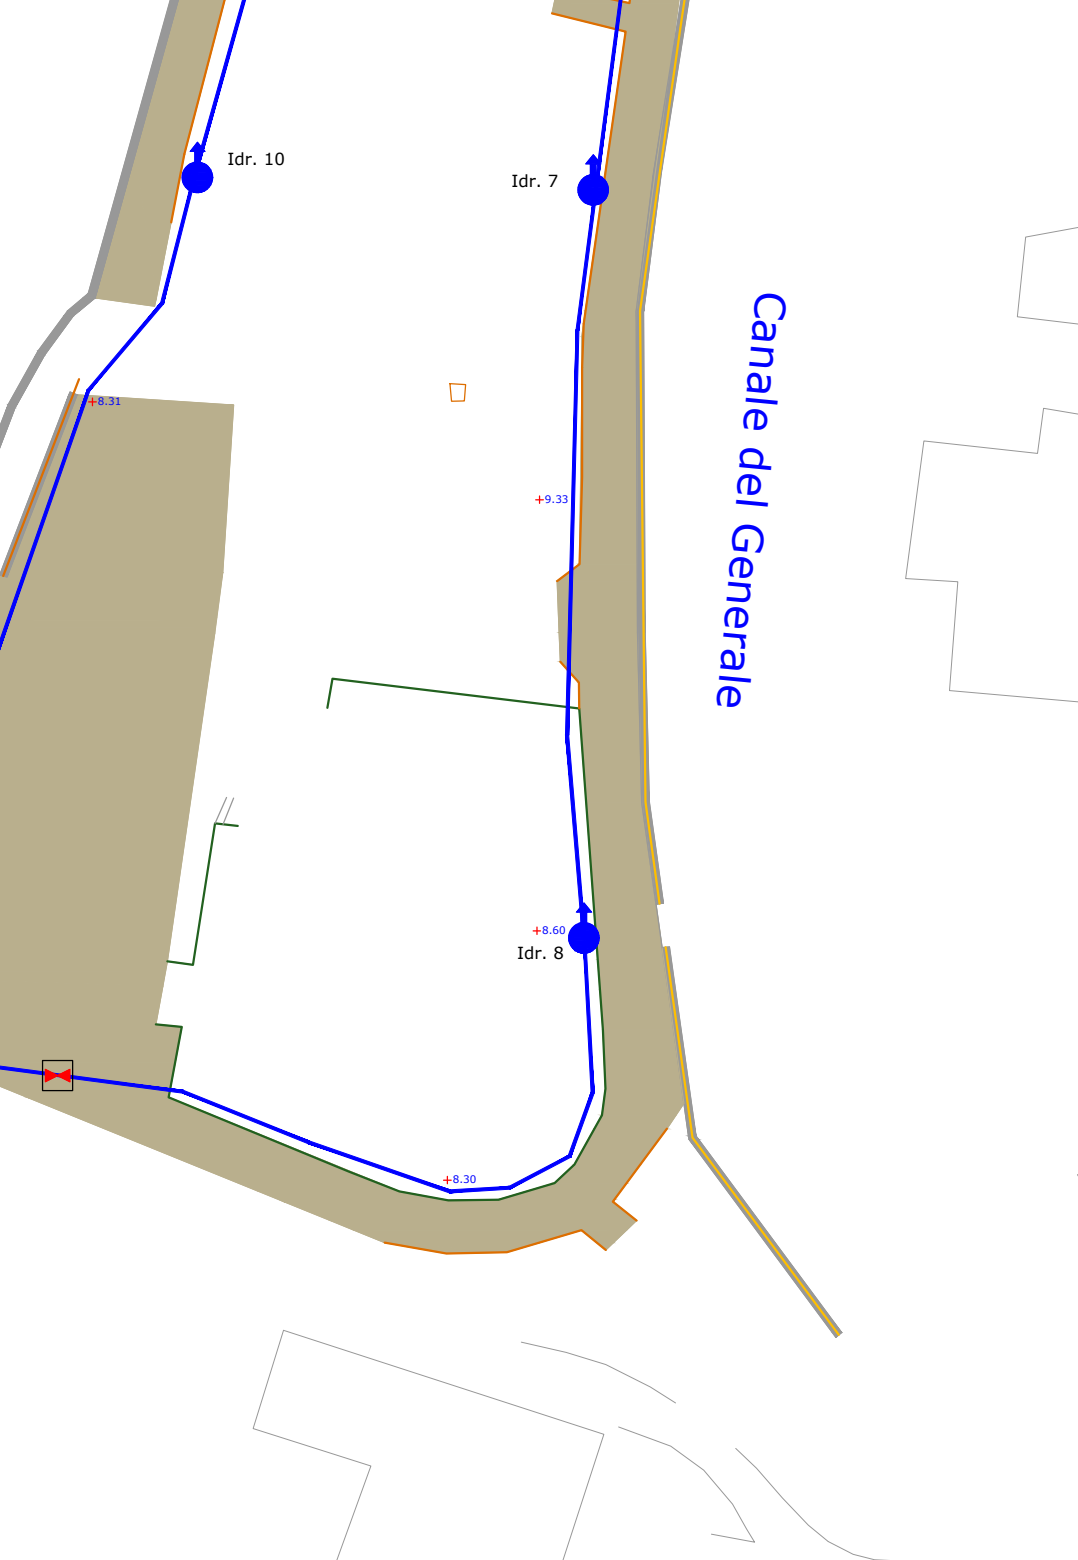

LEGENDA	
	Plafoniera led (emergenza) 33 W , a soffitto dimensioni circa 119,6x29,4 cm
	Interruttore
	Pres a schuko 10/16 A
	Proiettore led per esterno 31 W , a parete
	Tubo in PVC DN 100 mm sigillato con resine epossidiche
	Passo d'uomo 60x60 cm con chiusura in ghisa
	Gruppo quadri elettropompe sommerse
	Valvolame elettropompe sommerse
	Porta metallica a 2 ante con alette di areazione nella parte superiore
	Elettropompa sommersa principale ad asse orizzontale
	Elettropompa sommersa pilota ad asse orizzontale

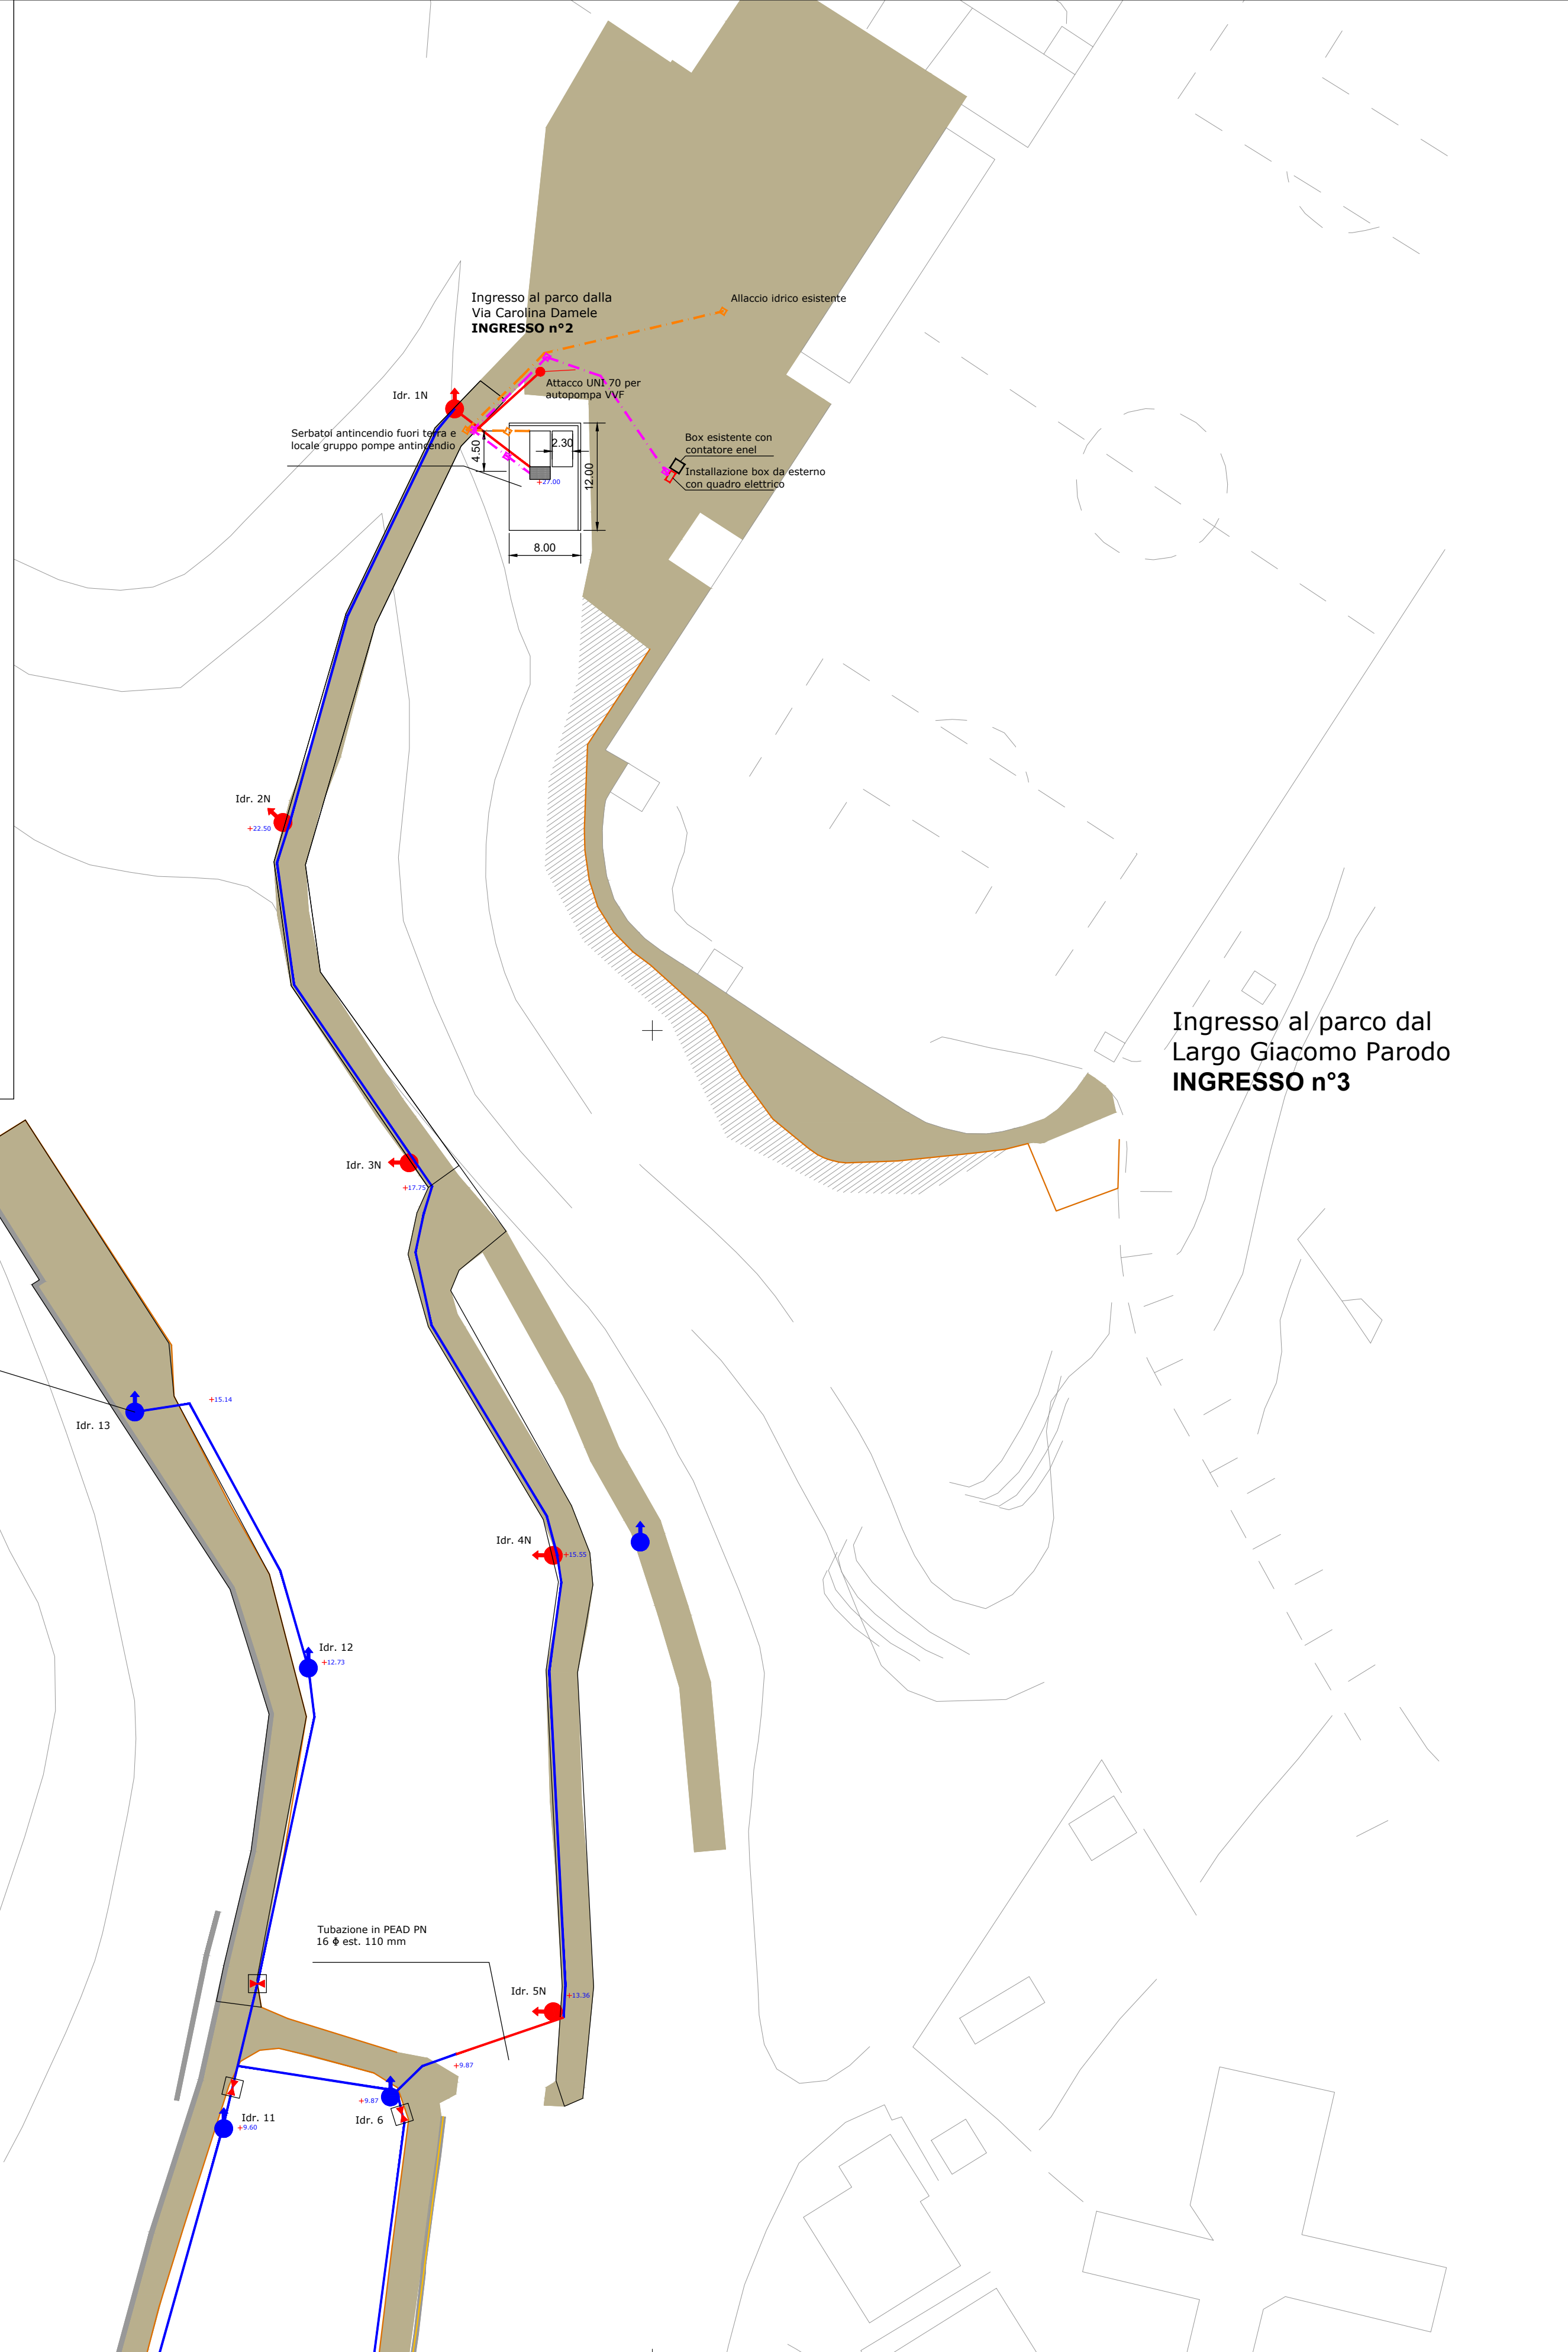

COMUNE DI CARLOFORTE

PROVINCIA SUD SARDEGNA

INTERVENTI DI BONIFICA E SISTEMAZIONE

IDROGEOLOGICA DEL CANALE DEL GENERALE CON

REALIZZAZIONE DI UN PARCO URBANO

PROGETTO DI COMPLETAMENTO

TAVOLA

03

IMPIANTO ANTINCENDIO:

PLANIMETRIA GENERALE, VASCHE DI ACCUMULO

E LOCALE TECNICO

SCALA :

1:500

Data:

Gennaio 2020

PROGETTO

DEFINITIVO-ESECUTIVO

Il Responsabile del procedimento

Ing. Matteo Lecis Cocco Ortu

REVISIONI

01 del __/__/__

02 del __/__/__

03 del __/__/__

04 del __/__/__

05 del __/__/__

06 del __/__/__

IL PROGETTISTA

Ing. Sara Loi

Via del Carmelo 20

09134 Cagliari

Cell.: 3480642080

email: loisara@iscall.it

pec: sara.loi@ingpec.eu

STAZIONE APPALTANTE

Comune di Carloforte

via Garibaldi n.72 , 09014

Tel.: 0781 855808

ORDINE INGEGNERI

PROVINCIA CAGLIARI

N. 5049

Dott. Ing. SARA LOI