


	LEGENDA
	Installazione di palo di illuminazione e del relativo plinto in cls (n.2);
	Installazione di palo di illuminazione su plinto esistente (n.2);
	Installazione di telecamera per impianto di videosorveglianza (n.1);
	Fornitura e posa di pozzetto in materiale termoplastico dim. 30x30x30 cm (n.9);

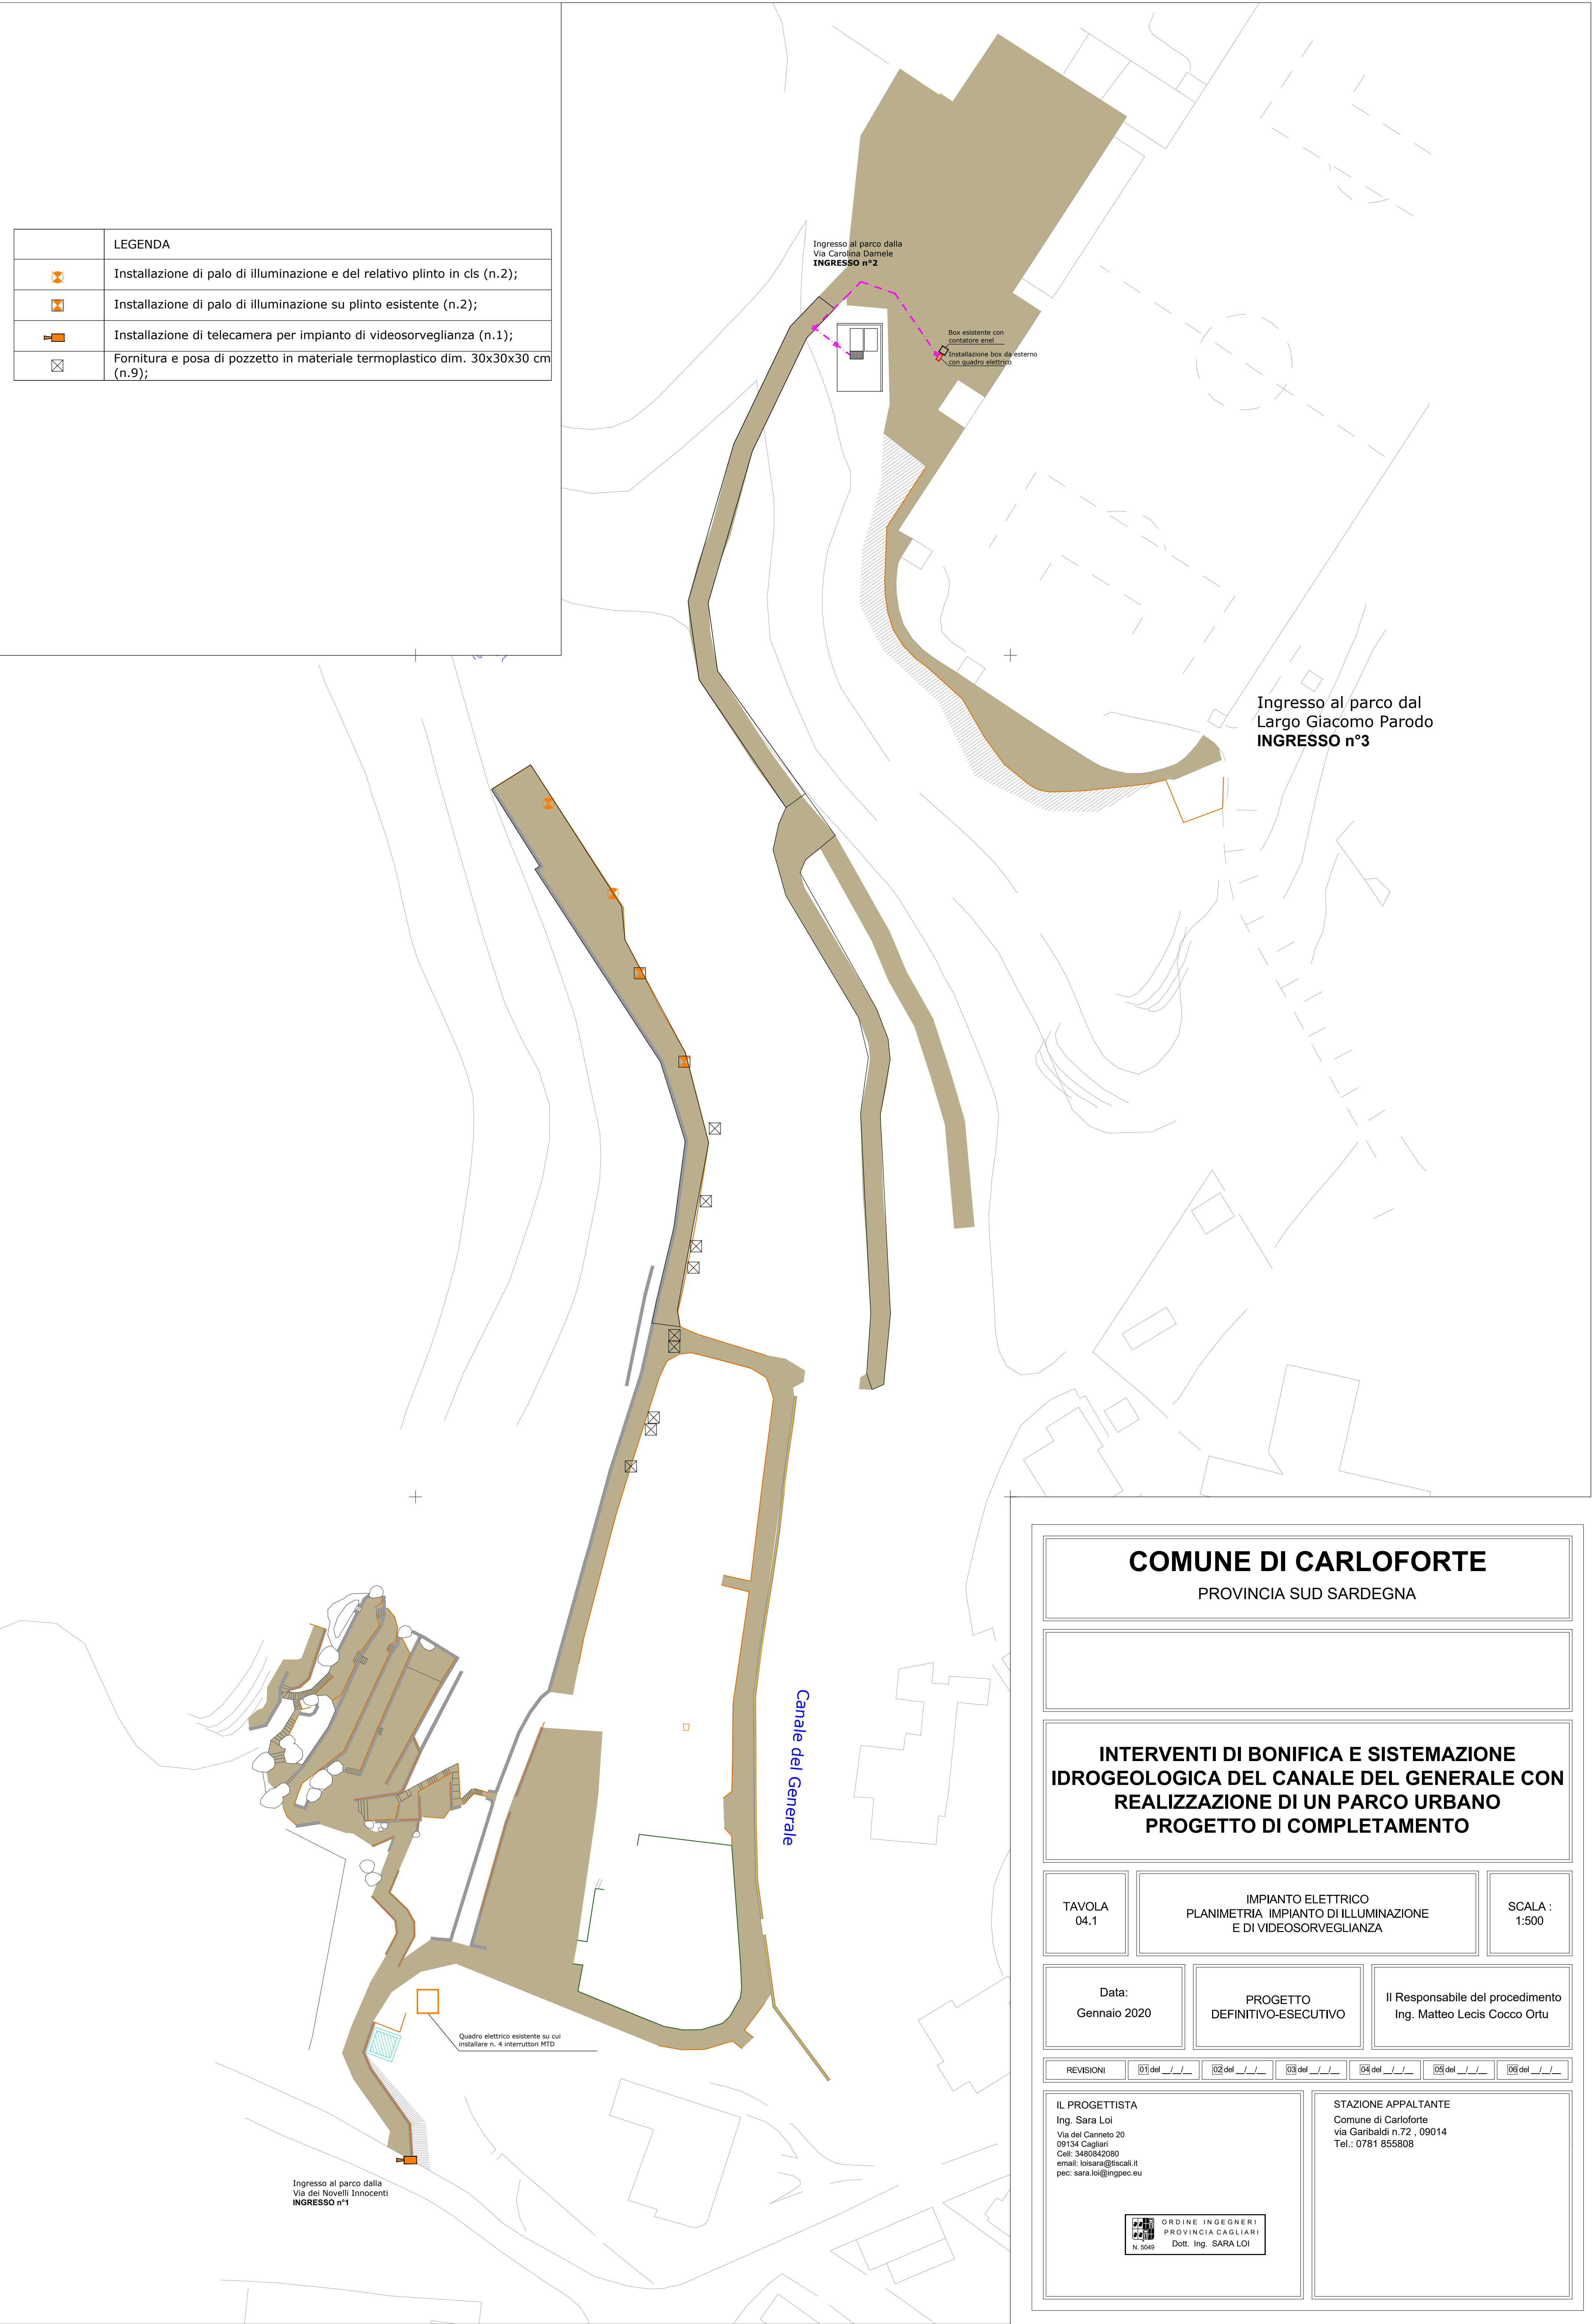

COMUNE DI CARLOFORTE

PROVINCIA SUD SARDEGNA

INTERVENTI DI BONIFICA E SISTEMAZIONE
IDROGEOLOGICA DEL CANALE DEL GENERALE CON
REALIZZAZIONE DI UN PARCO URBANO
PROGETTO DI COMPLETAMENTO

TAVOLA
04.1

IMPIANTO ELETTRICO
PLANIMETRIA IMPIANTO DI ILLUMINAZIONE
E DI VIDEOSORVEGLIANZA

SCALA :
1:500

Data:
Gennaio 2020

PROGETTO
DEFINITIVO-ESECUTIVO

Il Responsabile del procedimento
Ing. Matteo Lecis Cocco Ortu

REVISIONI

01 del __/__/__

02 del __/__/__

03 del __/__/__

04 del __/__/__

05 del __/__/__

06 del __/__/__

IL PROGETTISTA
Ing. Sara Loi
Via del Canneto 20
09134 Cagliari
Cell.: 3480642080
email: loisara@tiscali.it
pec: sara.loi@ingpec.eu

ORDINE INGEGNERI
PROVINCIA CAGLIARI
N. 5049
Dott. Ing. SARA LOI

STAZIONE APPALTANTE
Comune di Carloforte
via Garibaldi n.72 , 09014
Tel.: 0781 855808