

LEGENDA LAVORAZIONI

- M


MANUTENZIONE/REGISTRAZIONE INFISSO
- C

CARTELLONISTICA
- SOSTITUZIONE LAMPADA ILLUMINAZIONE D'EMERGENZA
- G

ADEGUAMENTO TERMINALE TUBO DI SFIATO SERBATOIO GASOLIO
- REVISIONE CAMPANA D'ALLARME
- TINTEGGIATURA
- RISANAMENTO OPERE IN C.A.
- I

RIPRISTINO IMPERMEABILIZZAZIONI
- A

ALLARME OTTICO - ACUSTICO FUNZIONAMENTO POMPE ANTINCENDIO

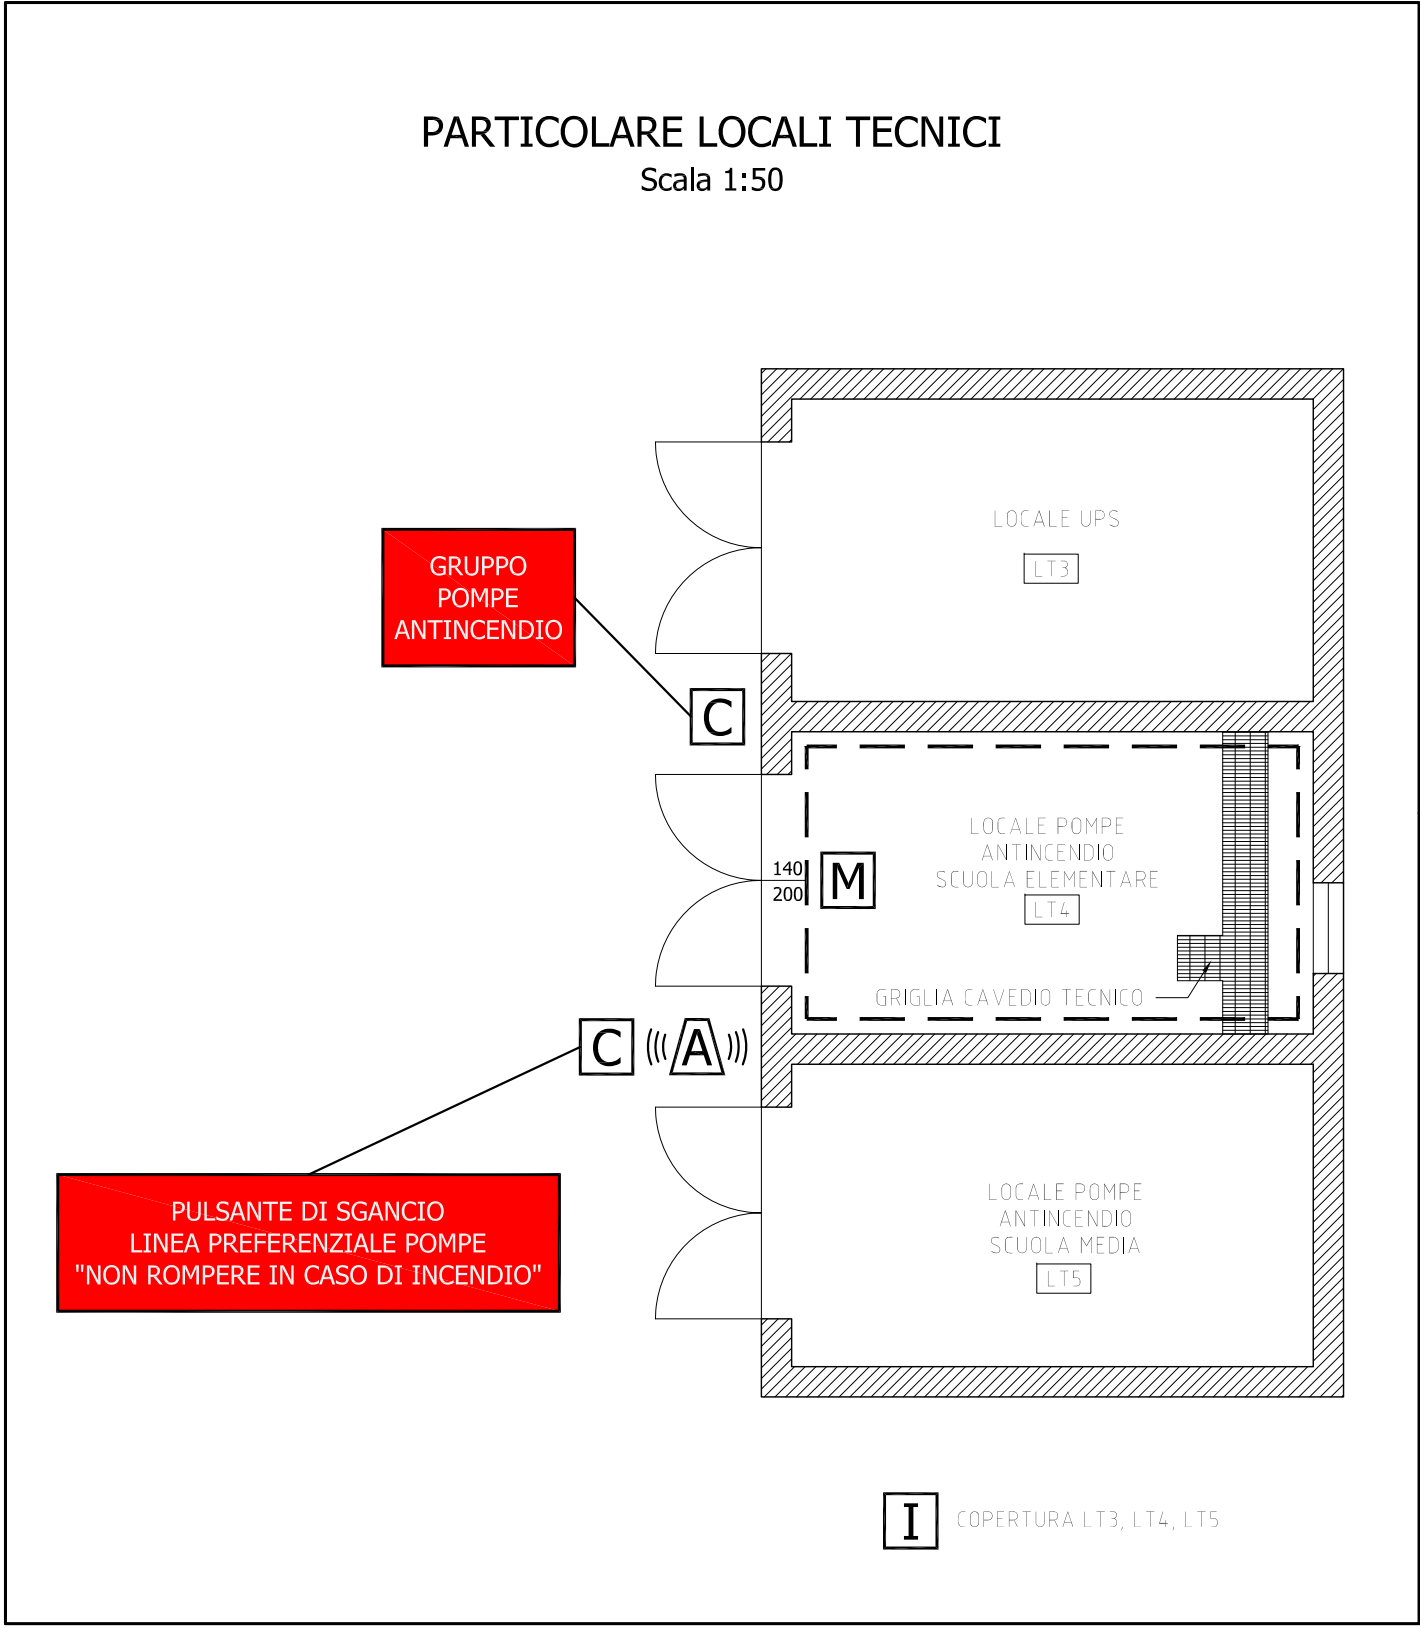



COMUNE DI CARLOFORTE
PROVINCIA DEL SUD SARDEGNA



IL RESPONSABILE DEL PROCEDIMENTO
Ing. MARCO STIVALETTA


PROGETTO DI FATTIBILITA' T.E. - DEFINITIVO - ESECUTIVO

PROGETTO
INTERVENTI DI ADEGUAMENTO ALLA NORMATIVA ANTINCENDIO FINALIZZATI ALLA PRESENTAZIONE DELLA "S.C.I.A. ANTINCENDIO" RELATIVA ALLA SCUOLA PRIMARIA SITA IN VIA SANTA CRISTINA N° 90 DEL COMUNE DI CARLOFORTE

TAVOLA
3

PLANIMETRIA PIANO TERRA - INDIVIDUAZIONE INTERVENTI

PROGETTISTI
Ing. GIAMPAOLO CANNAS
Ing. MICHELE CANNAS
COLLABORATORI
Ing. RICCARDO VALENTINI

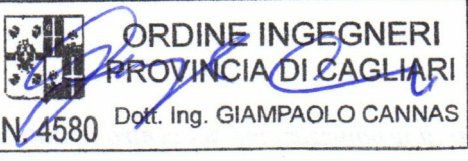


ORDINE INGEGNERI
PROVINCIA DI CAGLIARI
N. 4580
Doc. Ing. GIAMPAOLO CANNAS

SCALA
1:100/50

DATA
AGOSTO 2021

REV.
02

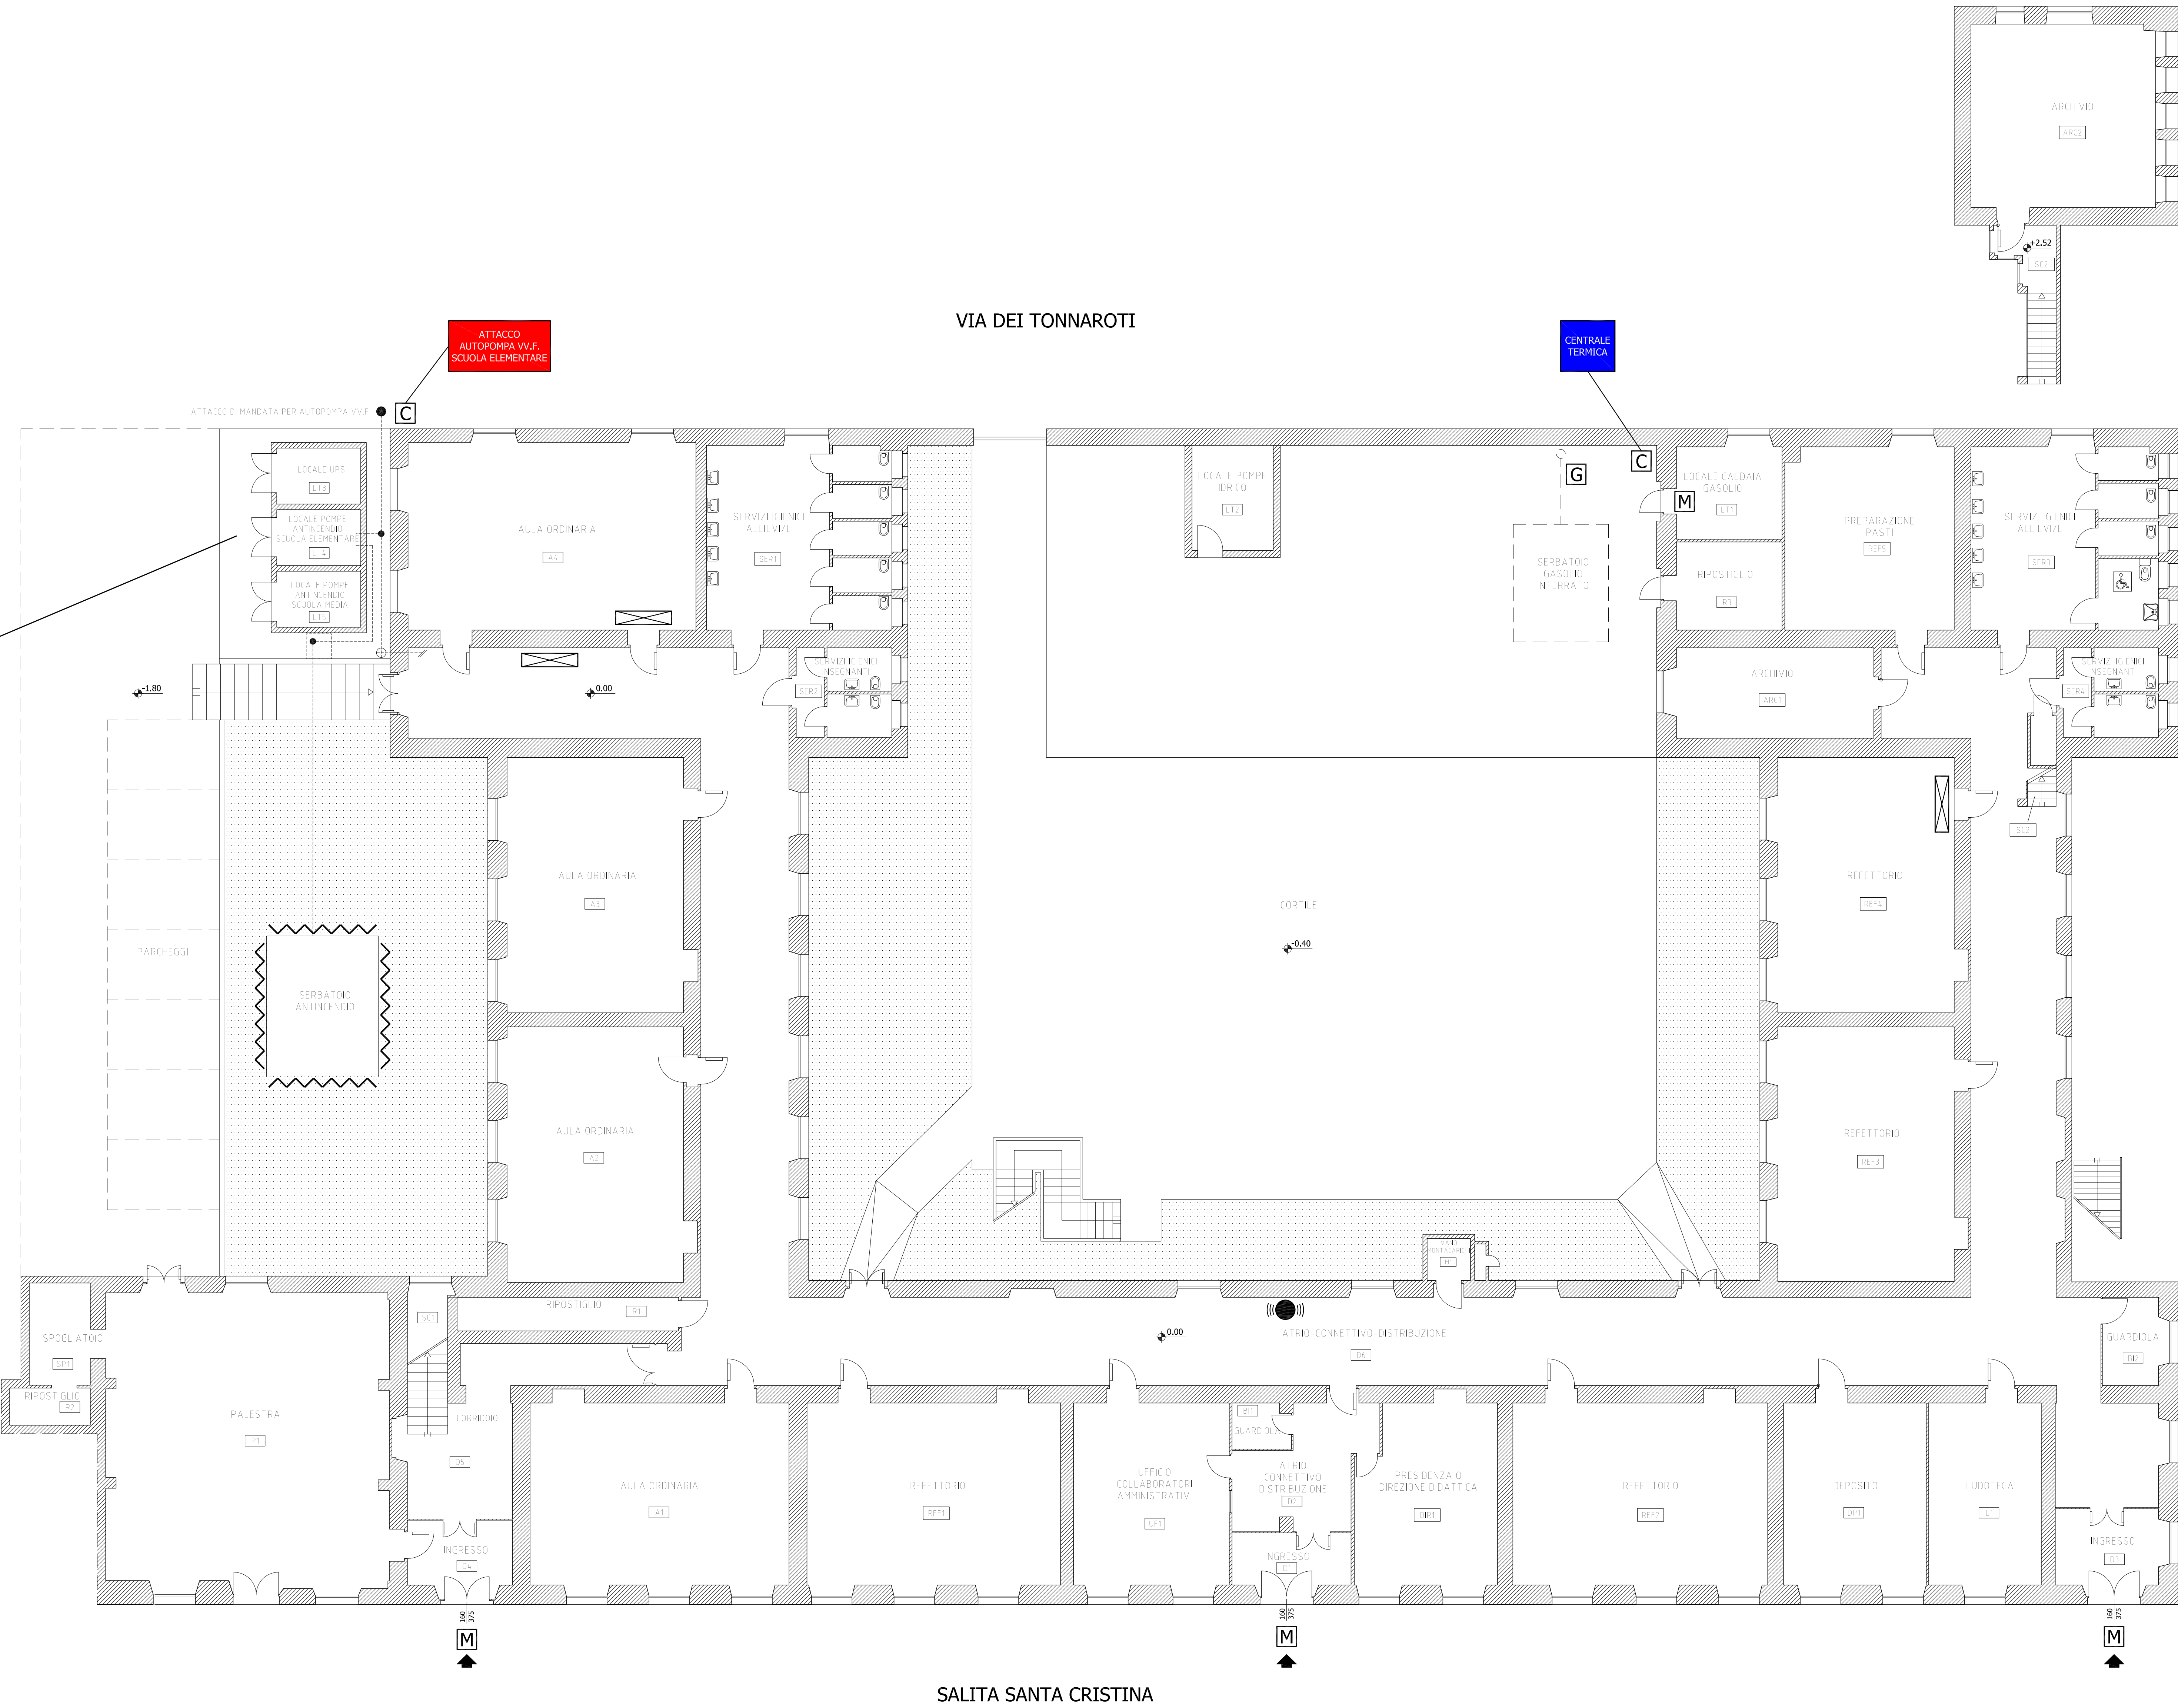

PIANTA PIANO TERRA
Scala 1:100