

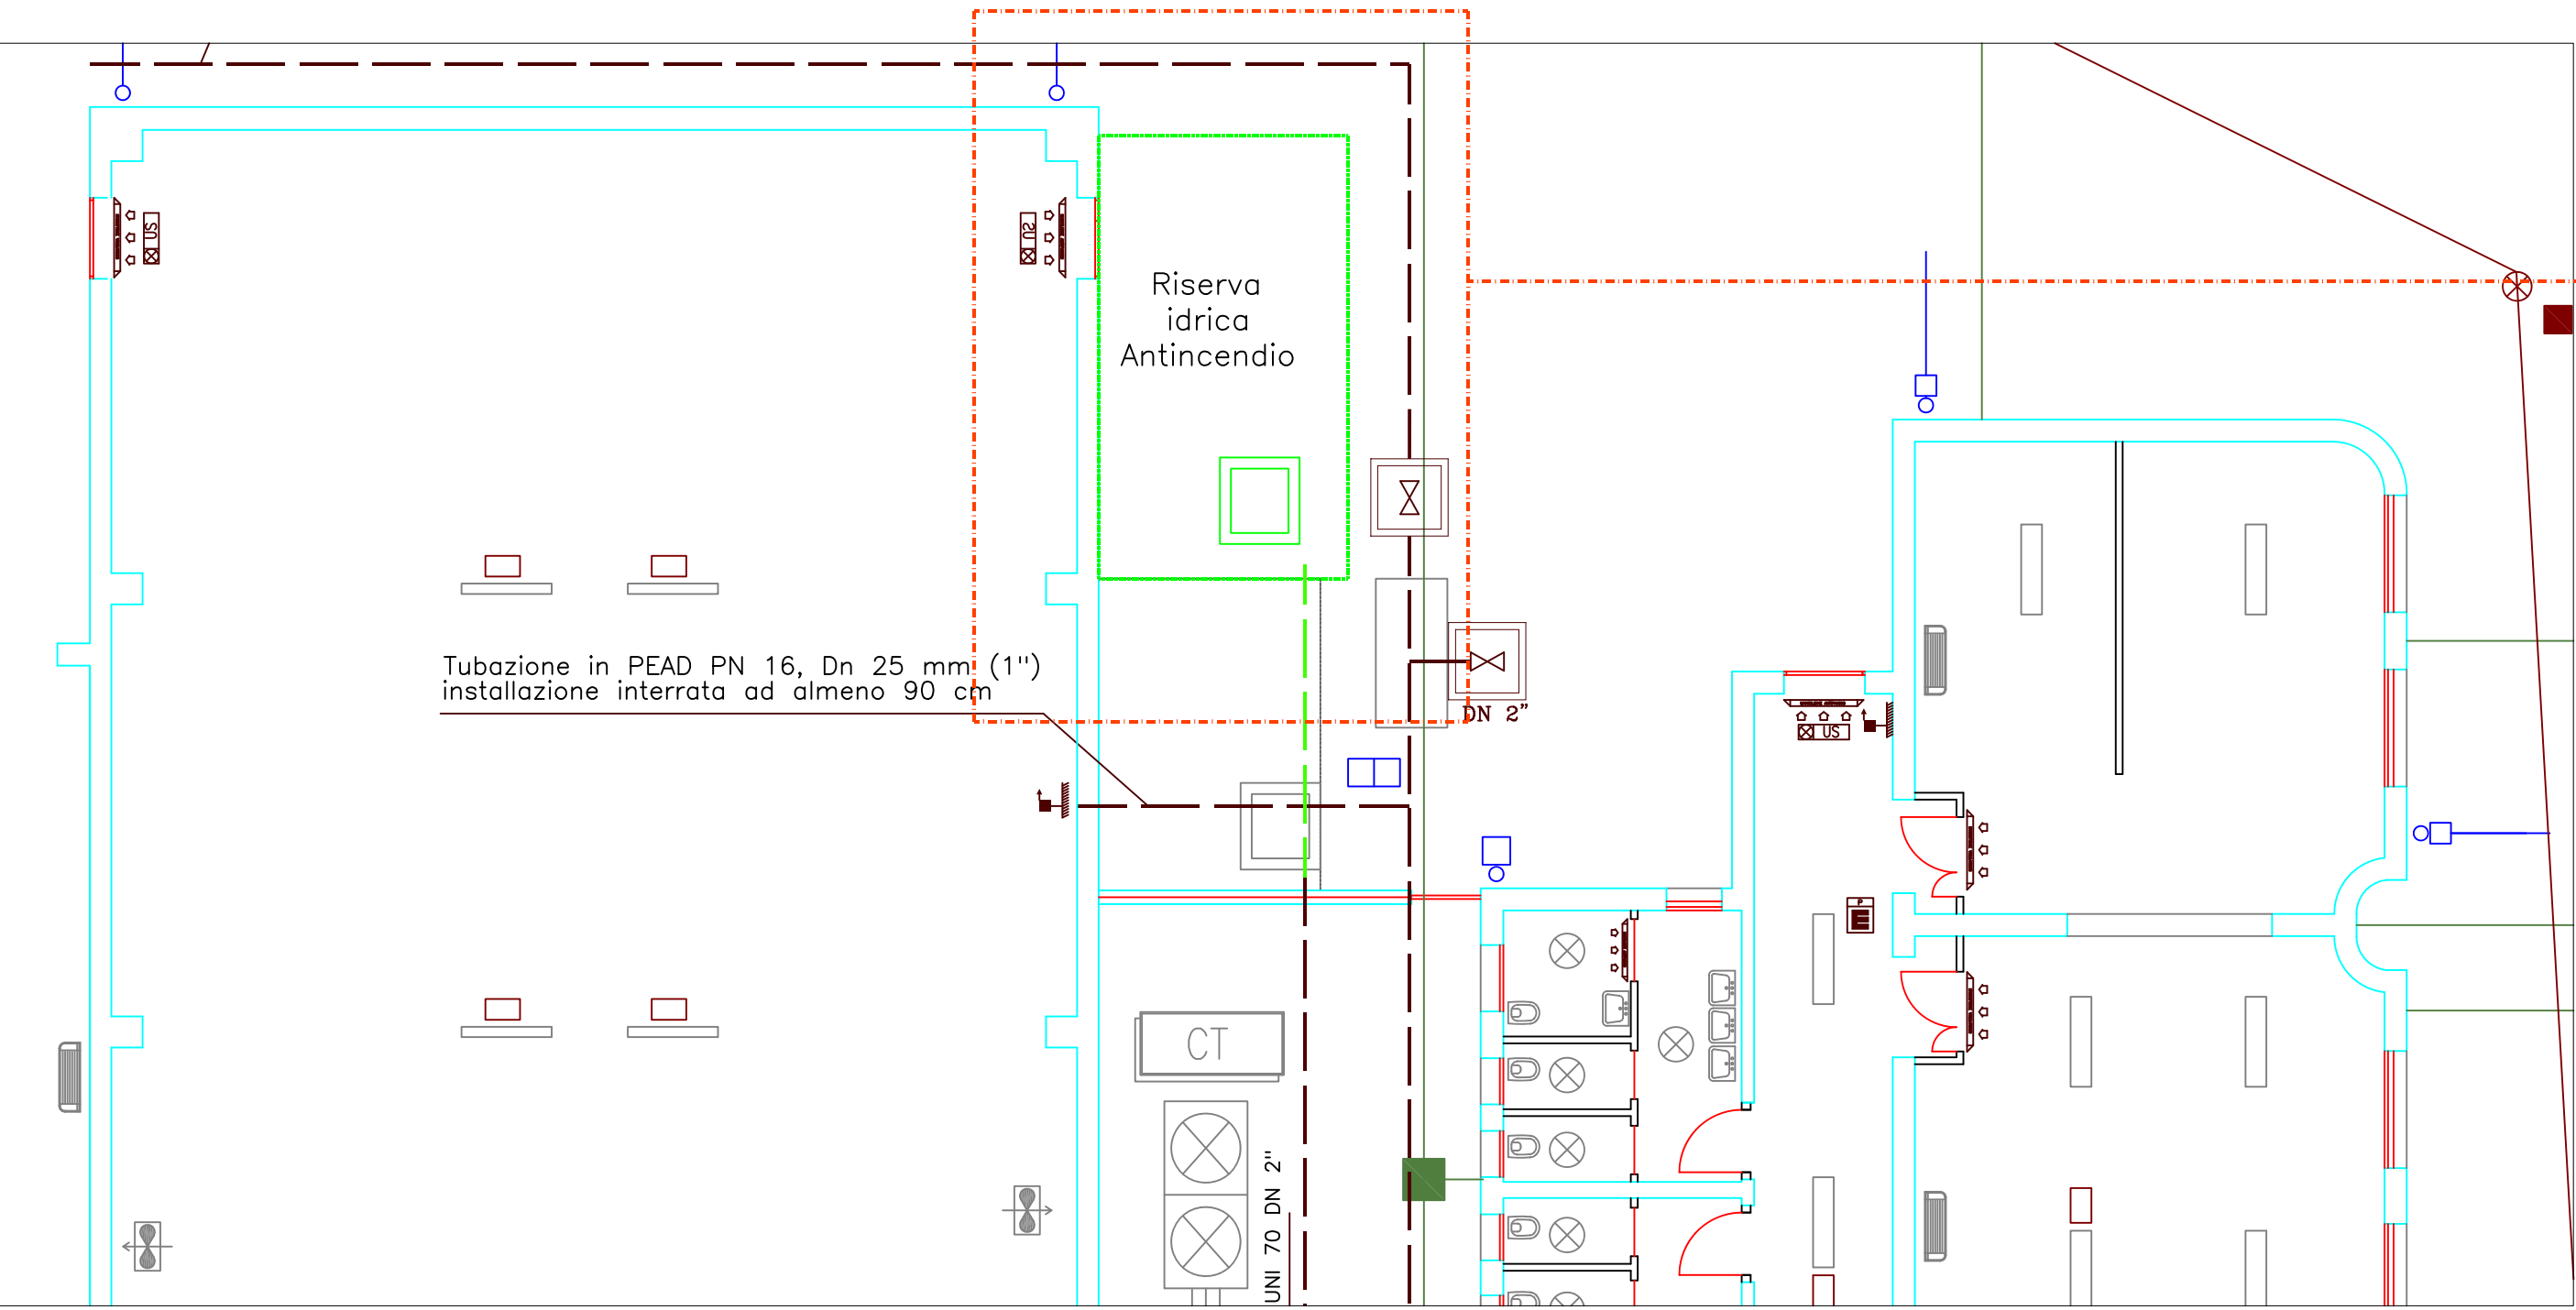


Pianta presidi antincendio stato attuale scala 1:200

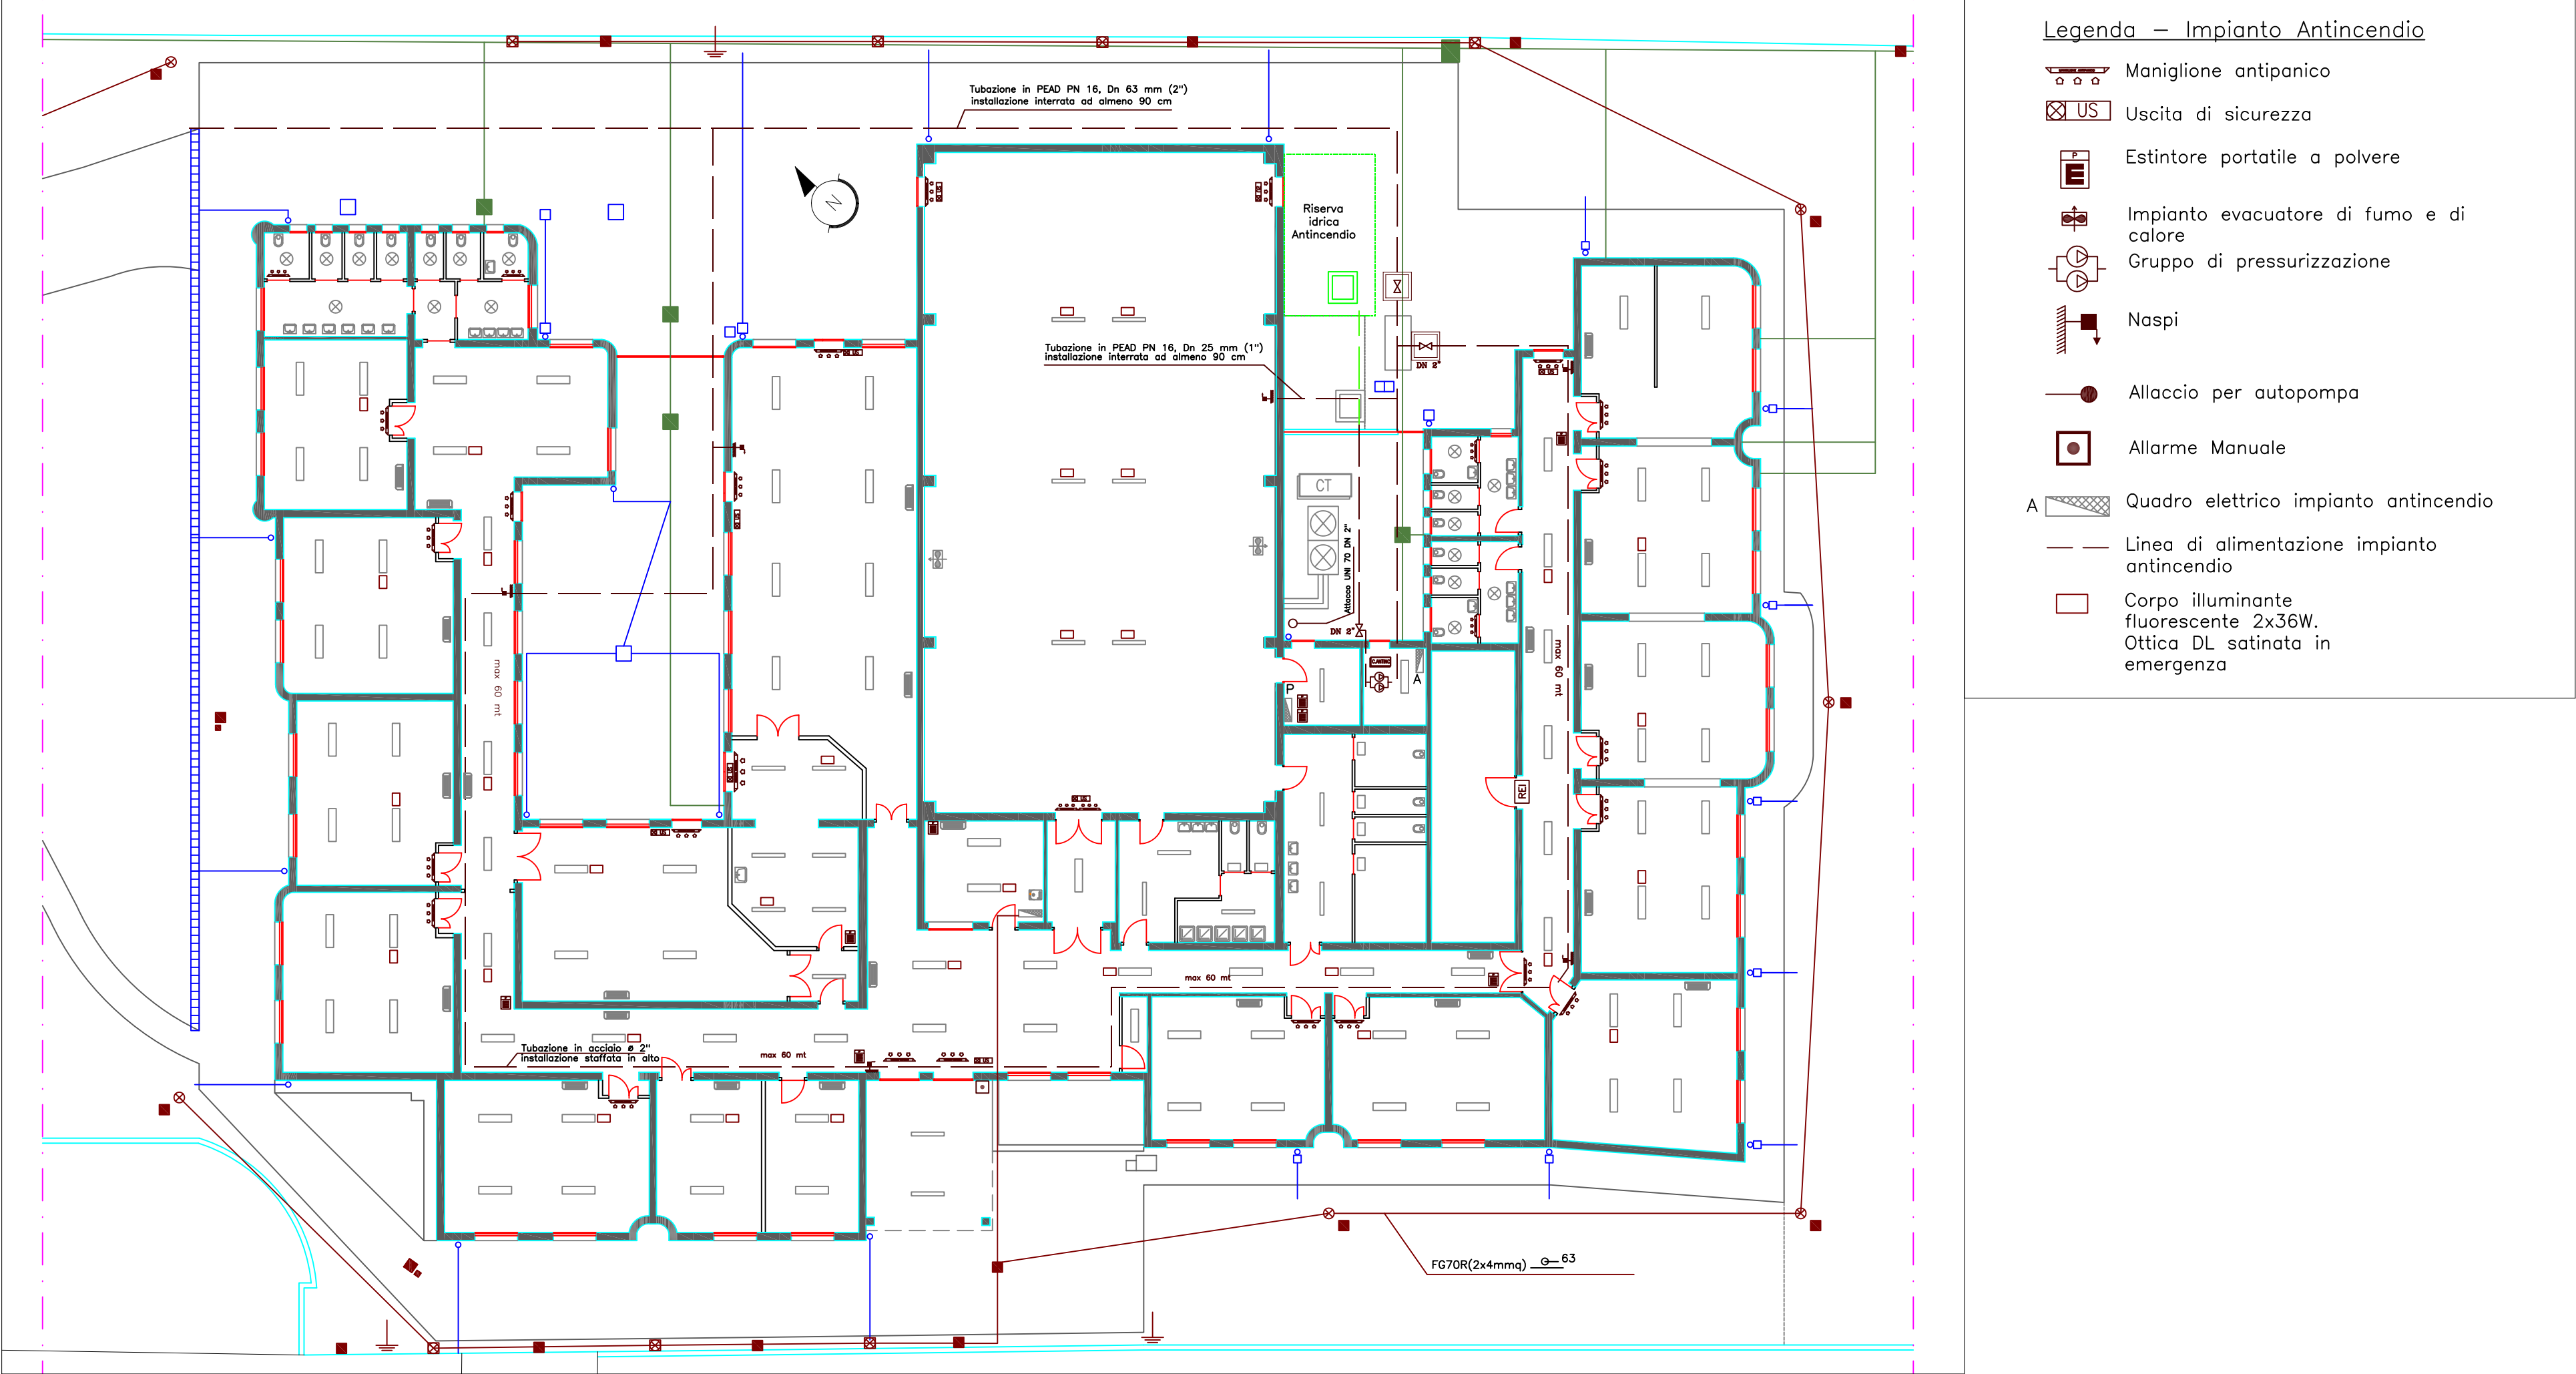

Particolare stato di progetto vasca antincendio scala 1:100

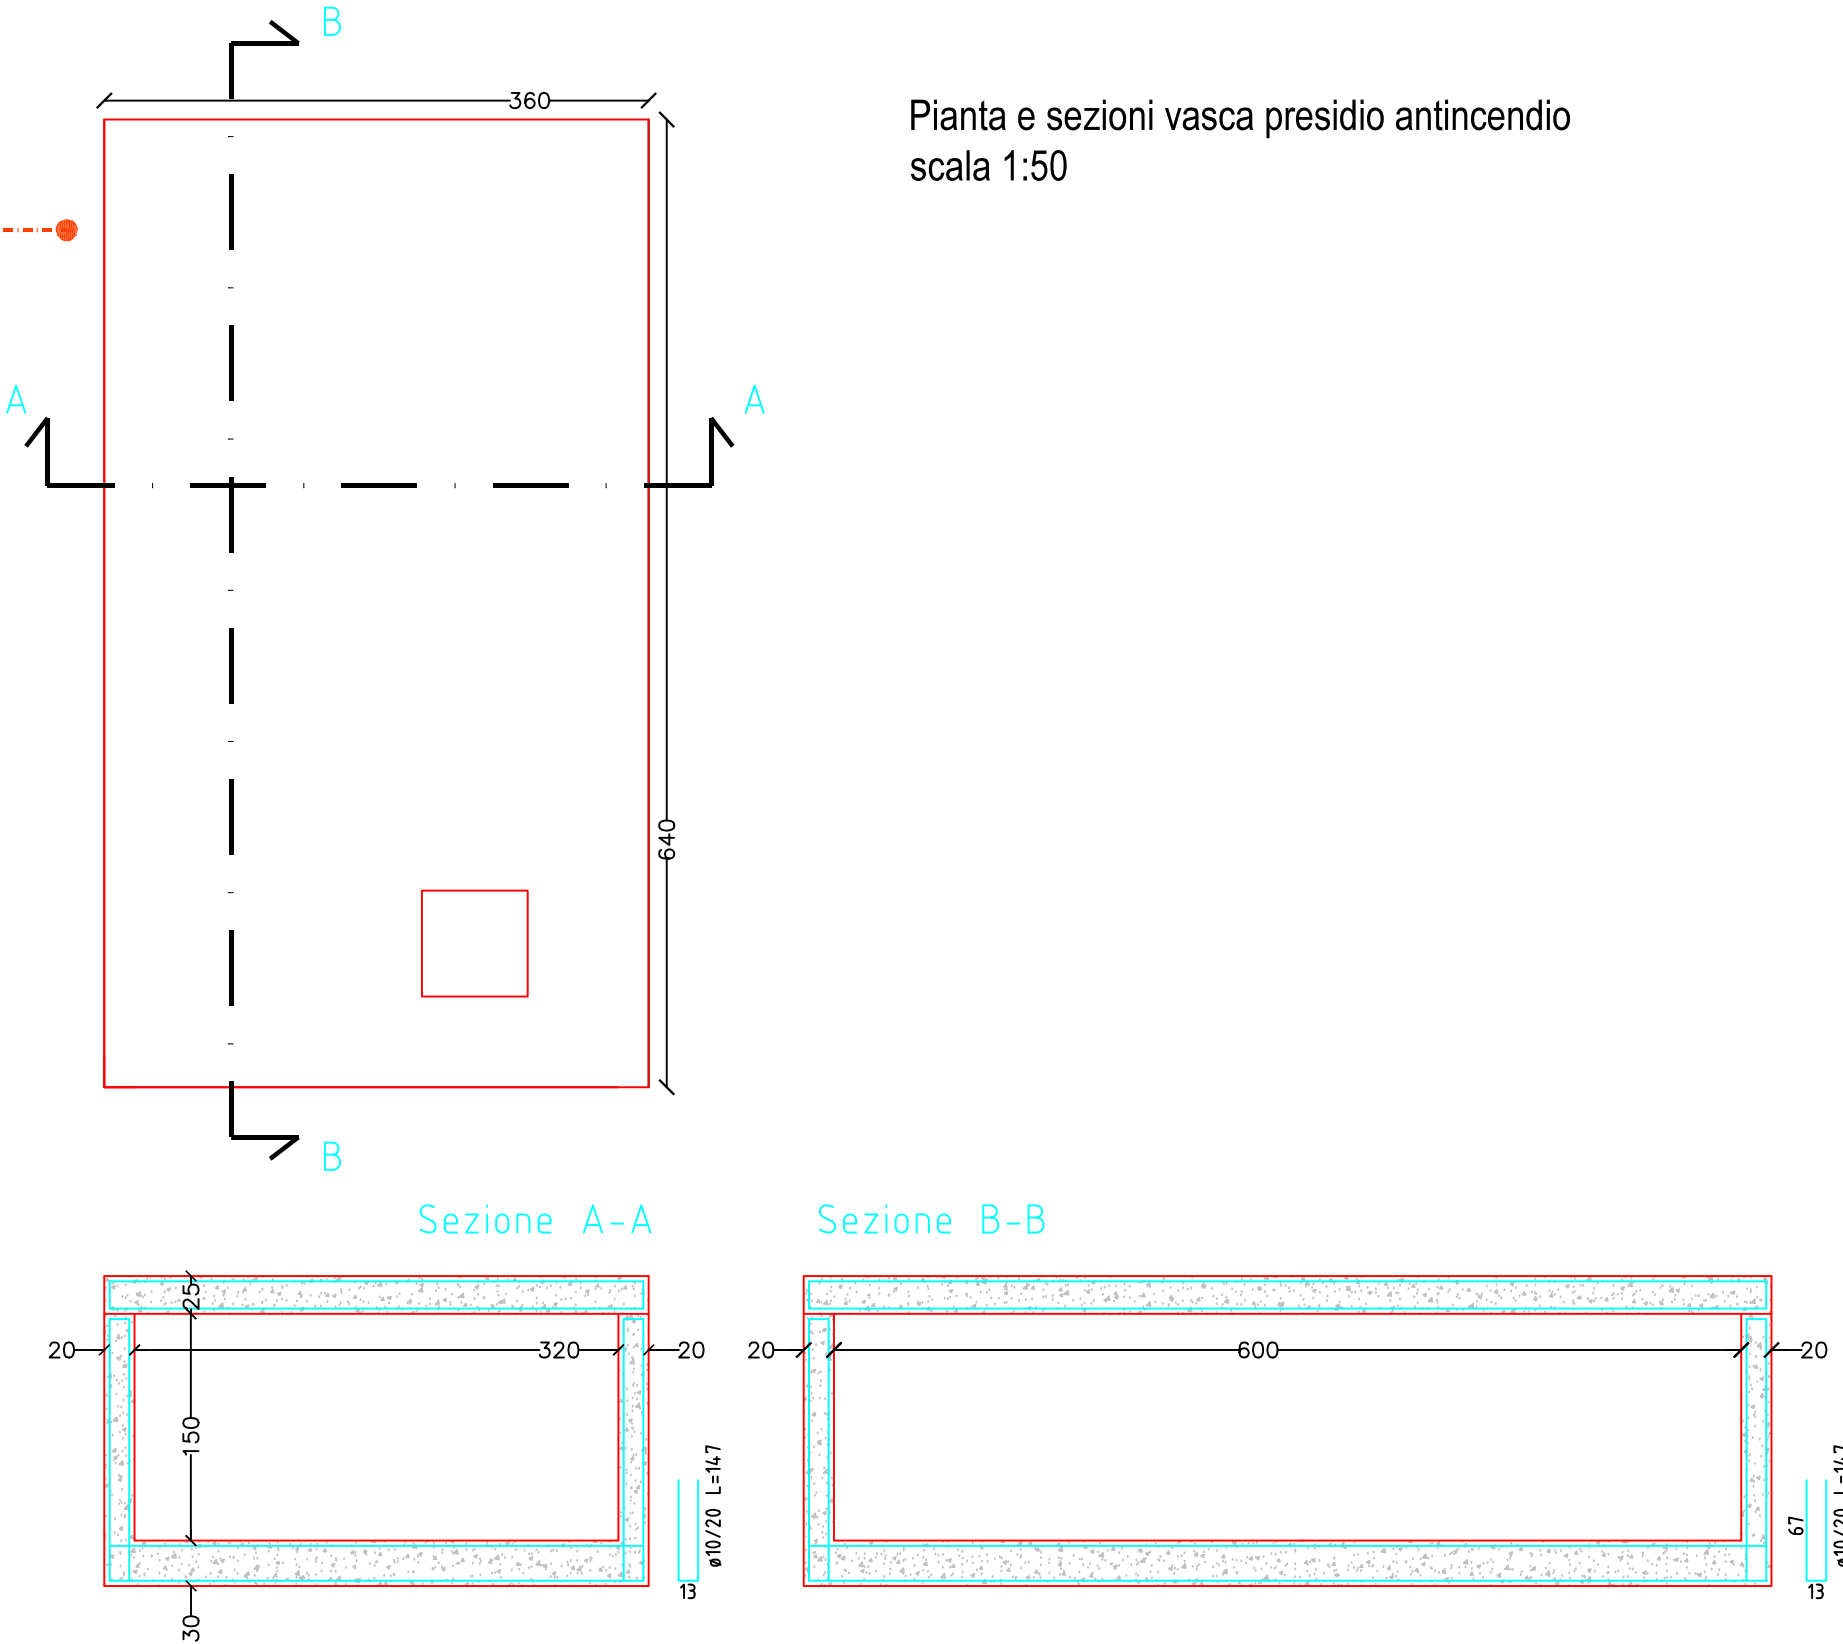

 CITTA' DI CARLOFORTE ASSESSORATO AI LAVORI PUBBLICI PROVINCIA DEL SUD SARDEGNA L'Assessore ai LL. PP. Stefano Rombi Il Sindaco Salvatore Puggioni		FSC Fondo per lo Sviluppo e la Coesione ISCOL@ Il Sindaco Salvatore Puggioni
Titolo del Progetto LAVORI PER LA MESSA IN SICUREZZA, RISTRUTTURAZIONE E ADEGUAMENTO DELLA SCUOLA DELL'INFANZIA - ISCOL@ 2018-2020		
Codice Identificativo Pratica BLD_02.00	Livello di progettazione PROGETTO DEFINITIVO ESECUTIVO	
Codice Elaborato BLD_50_2	Titolo dell'Elaborato B.4 Stato di fatto e di Progetto Antincendio	
Scala varie	Revisione n° del	
Data di prima emissione 16.12.2019	Progettazione Progettista Coordinatore Ing. Alessandro Fois	
Comune di Carloforte Regione Autonoma della Sardegna	ORDINE INGEGNERI PROVINCIA CAGLIARI Dr. Ing. ALESSANDRO FOIS N. 5129	
Responsabile Unico del Procedimento Ing. Marco Silvaletta Verifica del progetto in data	Verifica del progetto in data	