




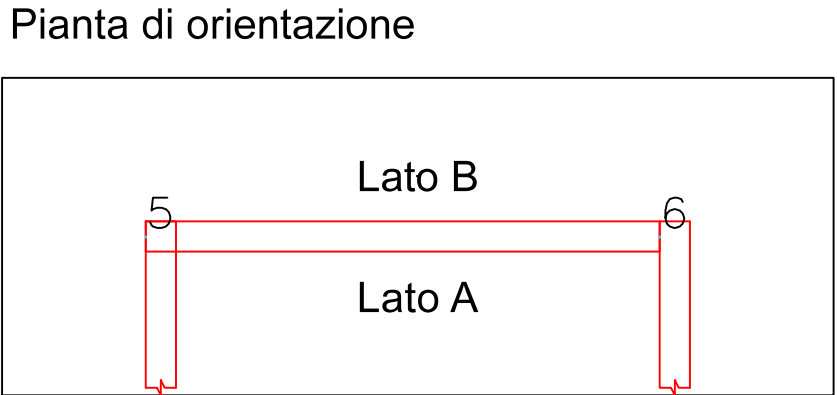


Parete a "Fondazione - Piano 1"
spessore 20 cm
disporre l'armatura orizzontale piu' vicina al cassero
Diffusa verticale B Ø10/20
Diffusa orizzontale B Ø10/20
Diffusa verticale A Ø10/20
Diffusa orizzontale A Ø10/20
Spille 9 Ø8/mq

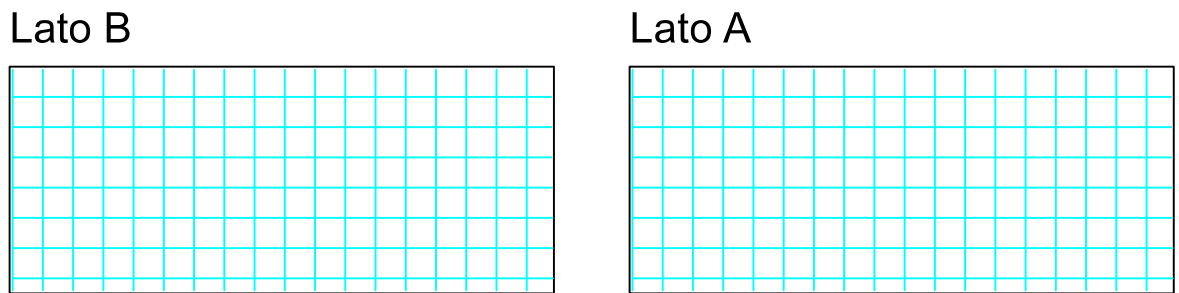


Ancoraggio diffusa verticale B
Ancoraggio diffusa verticale A
Ancoraggio diffusa orizzontale B
Ancoraggio diffusa orizzontale A

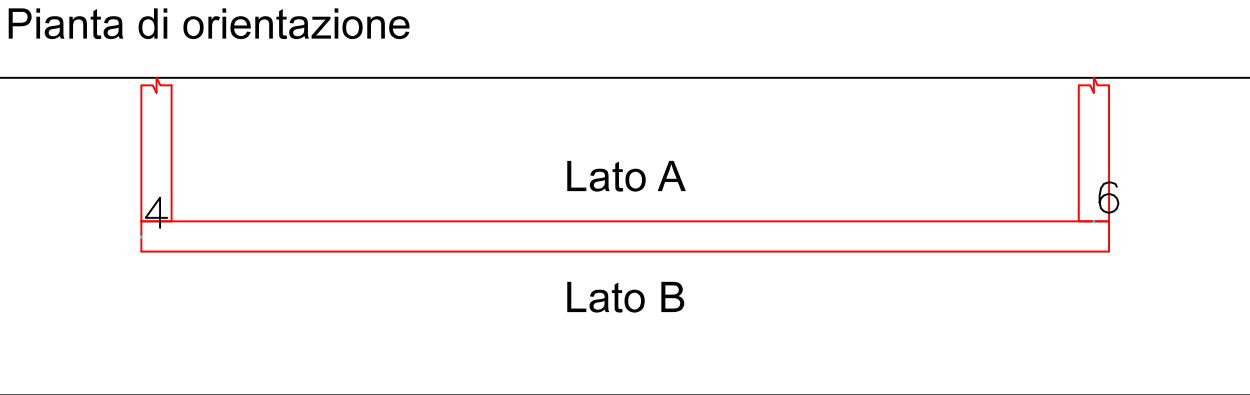


Parete a "Fondazione - Piano 1"
spessore 20 cm
disporre l'armatura orizzontale piu' vicina al cassero
Diffusa verticale B Ø10/20
Diffusa orizzontale B Ø10/20
Diffusa verticale A Ø10/20
Diffusa orizzontale A Ø10/20
Spille 9 Ø8/mq

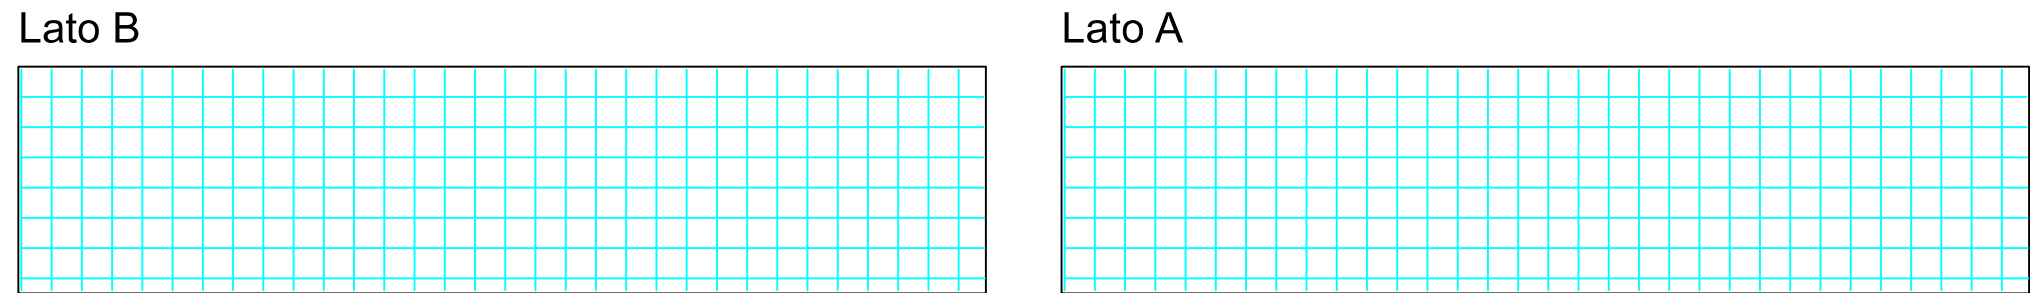


Ancoraggio diffusa verticale B
Ancoraggio diffusa verticale A
Ancoraggio diffusa orizzontale B
Ancoraggio diffusa orizzontale A

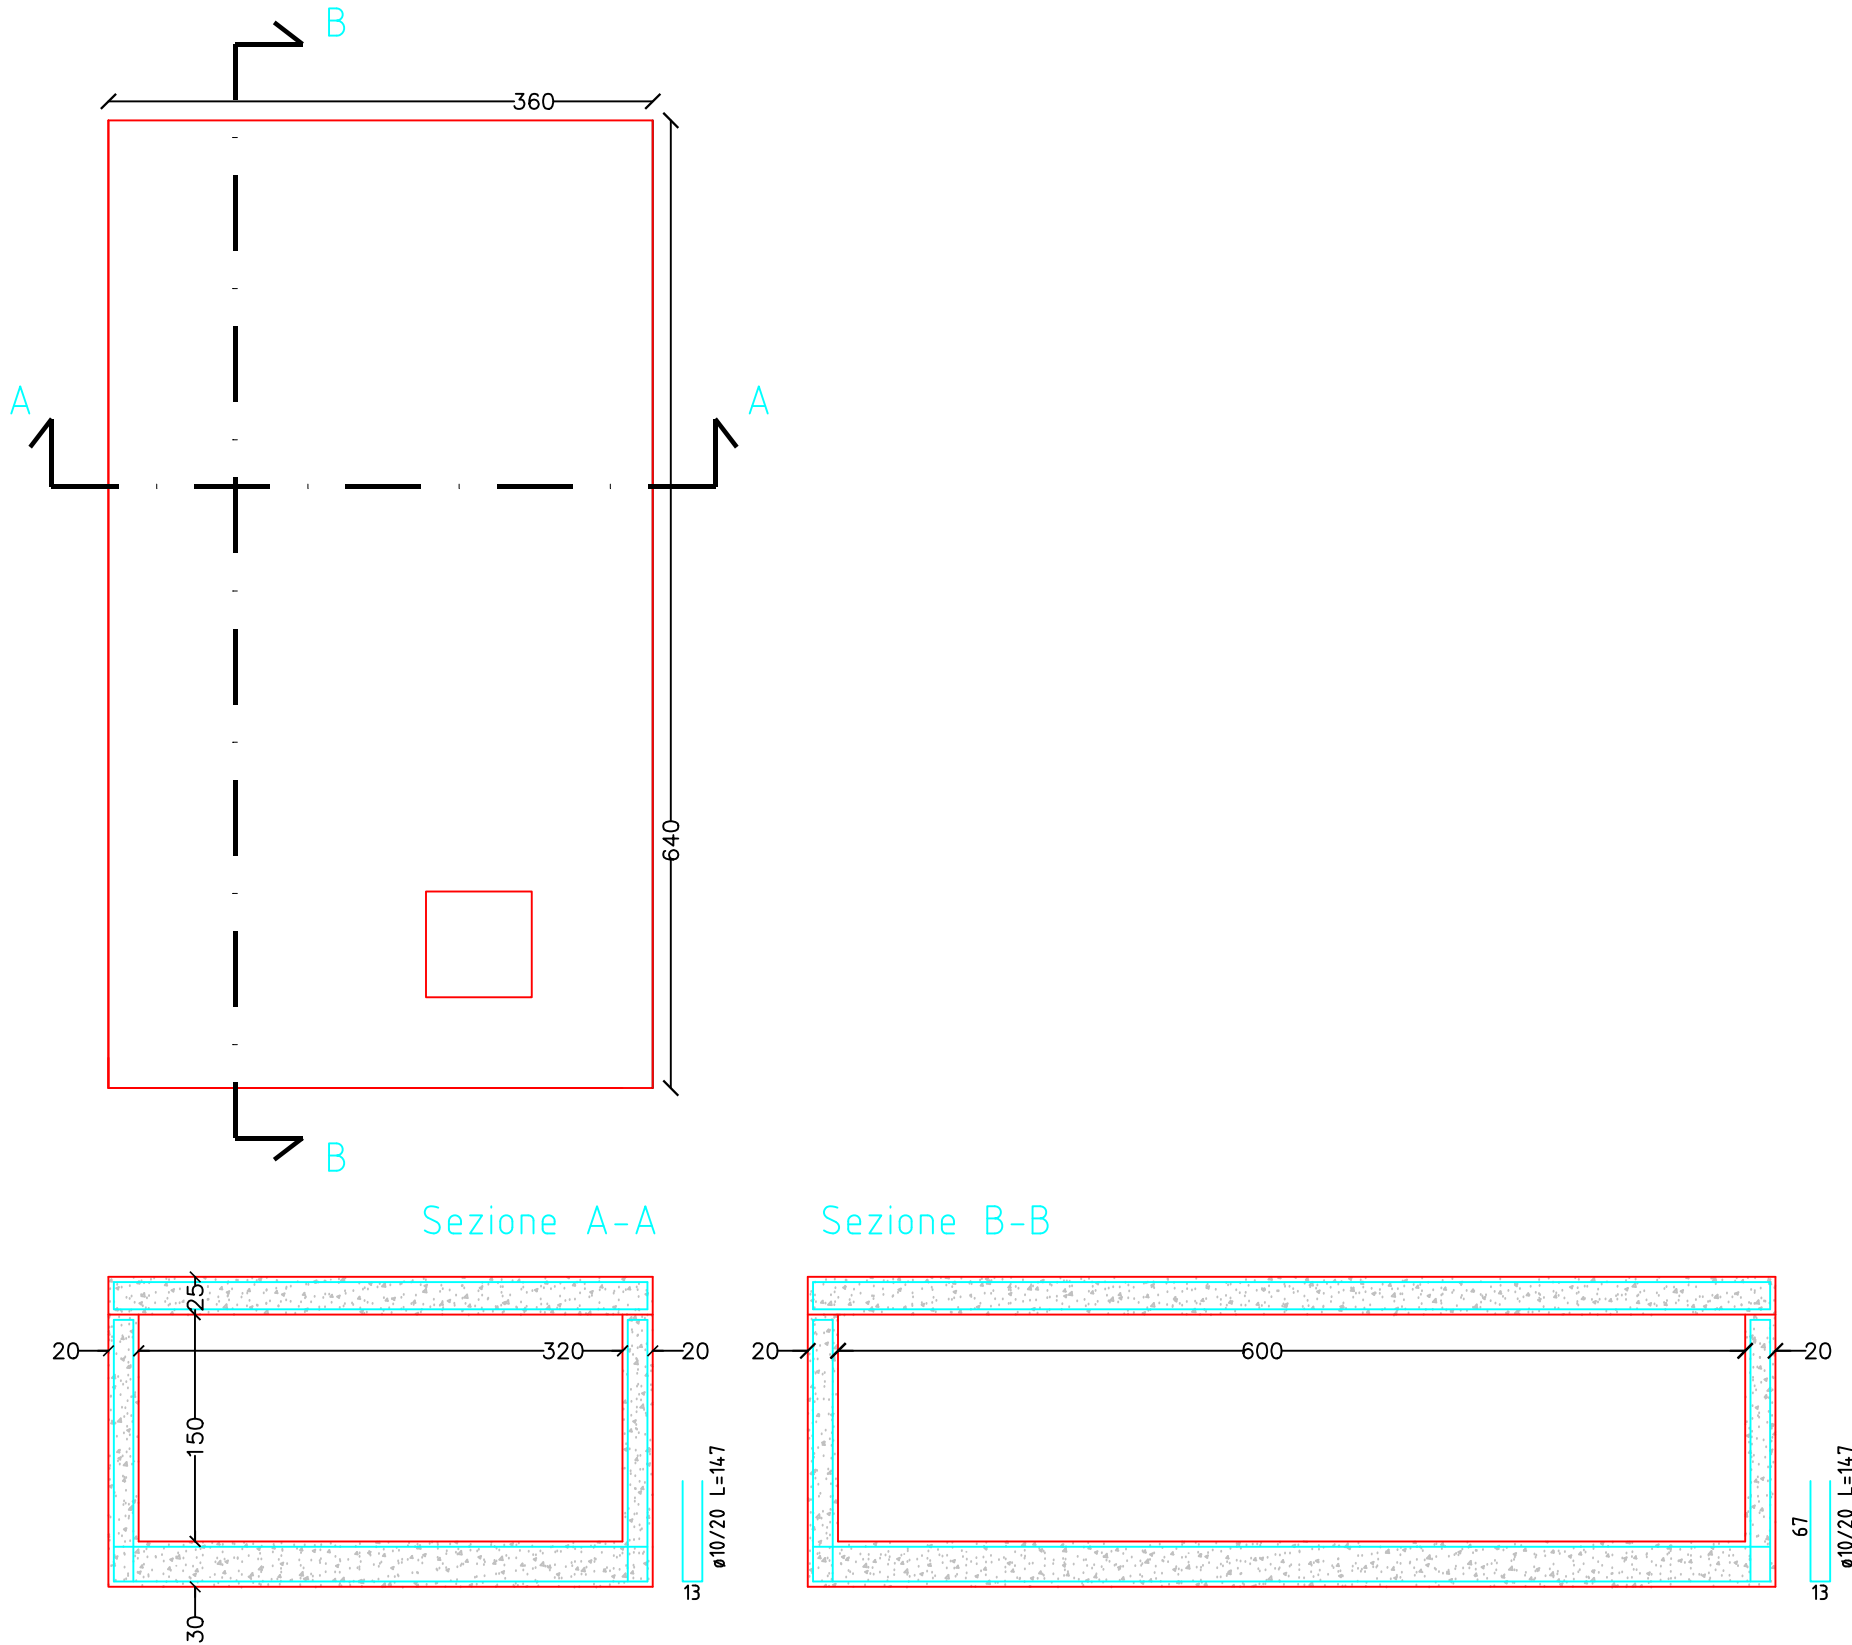


Particolare setti vasca antincendio scala 1:50

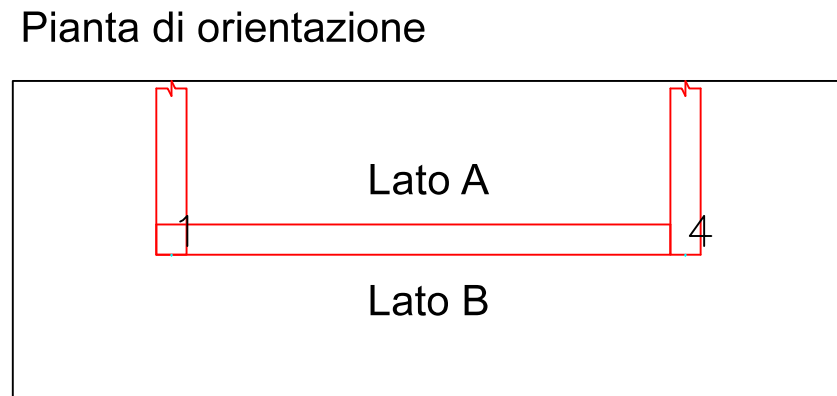


Parete a "Fondazione - Piano 1"
spessore 20 cm
disporre l'armatura orizzontale piu' vicina al cassero
Diffusa verticale B Ø10/20
Diffusa orizzontale B Ø10/20
Diffusa verticale A Ø10/20
Diffusa orizzontale A Ø10/20
Spille 9 Ø8/mq

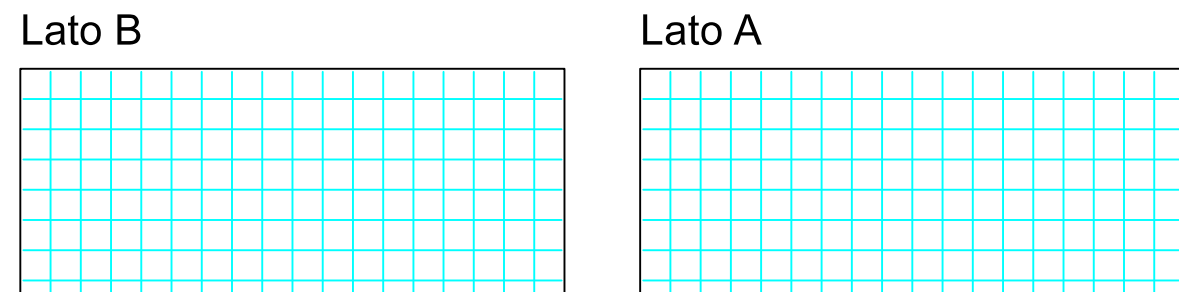

Ancoraggio diffusa verticale B
Ancoraggio diffusa verticale A
Ancoraggio diffusa orizzontale B
Ancoraggio diffusa orizzontale A

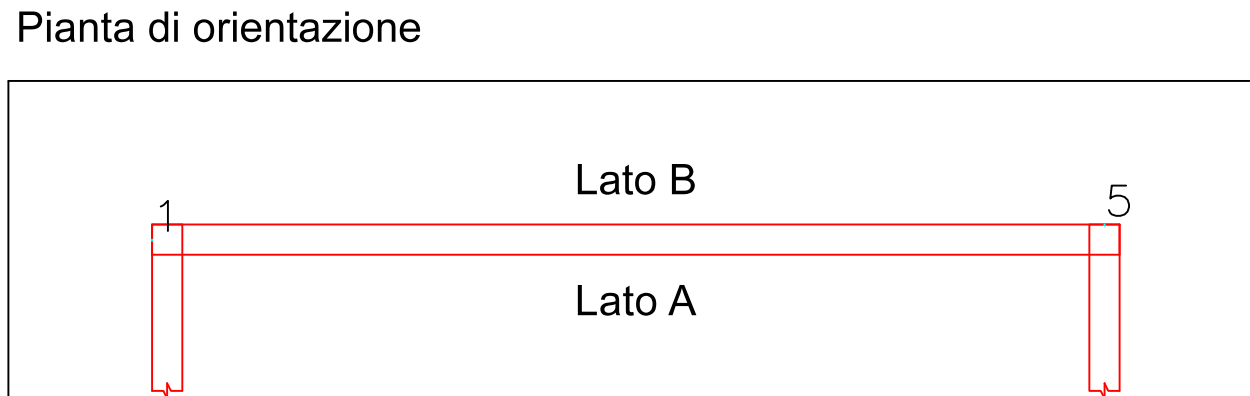

Parete a "Fondazione - Piano 1"
spessore 20 cm
disporre l'armatura orizzontale piu' vicina al cassero
Diffusa verticale B Ø10/20
Diffusa orizzontale B Ø10/20
Diffusa verticale A Ø10/20
Diffusa orizzontale A Ø10/20
Spille 9 Ø8/mq

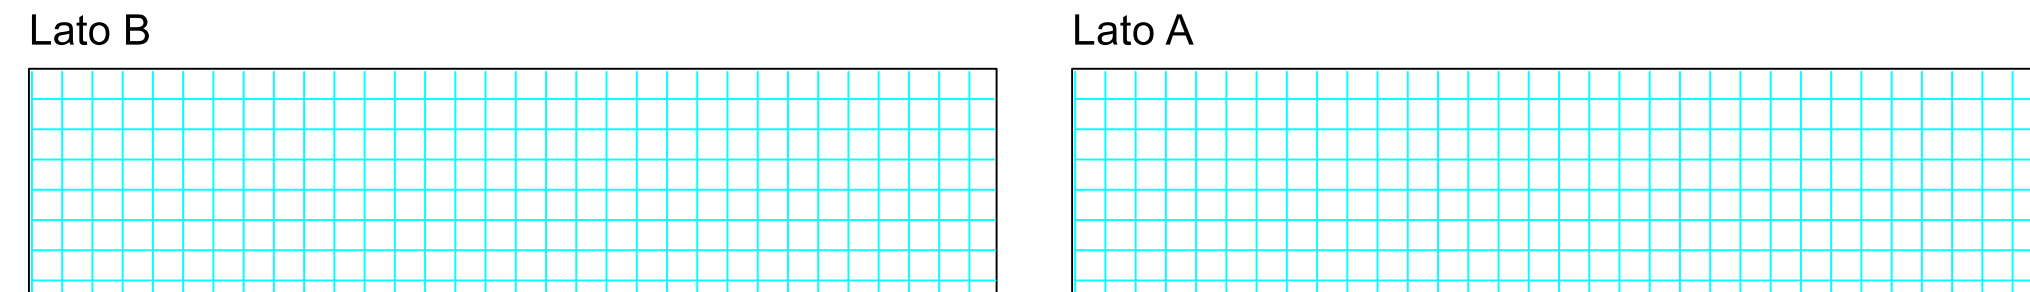

Ancoraggio diffusa verticale B
Ancoraggio diffusa verticale A
Ancoraggio diffusa orizzontale B
Ancoraggio diffusa orizzontale A

Particolare setti vasca antincendio scala 1:50

 CITTA' DI CARLOFORTE ASSESSORATO AI LAVORI PUBBLICI PROVINCIA DEL SUD SARDEGNA L'Assessore ai LL. PP. Stefano Rombi  Fondo per lo Sviluppo e la Coesione ISCOL@ Il Sindaco Salvatore Puggioni	
Titolo del Progetto LAVORI PER LA MESSA IN SICUREZZA, RISTRUTTURAZIONE E ADEGUAMENTO DELLA SCUOLA DELL'INFANZIA - ISCOL@ 2018-2020	
Codice Identificativo Pratica BLD_02.00	Livello di progettazione PROGETTO DEFINITIVO ESECUTIVO
Codice Elaborato BLD_100_2	Titolo dell'Elaborato B.6 Esecutivo vasca antincendio: Setti in cemento armato
Scala varie	
Revisione n° del	
Data di prima emissione 16.12.2019	Progettazione Progettista Coordinatore Ing. Alessandro Fois
 Comune di Carloforte  Regione Autonoma della Sardegna	 ORDINE INGEGNERI PROVINCIA CAGLIARI Dr. Ing. ALESSANDRO FOIS N. 5129
	Responsabile Unico del Procedimento Ing. Marco Stivaletta Verifica del progetto in data